



SCHÉMA – 4.np:

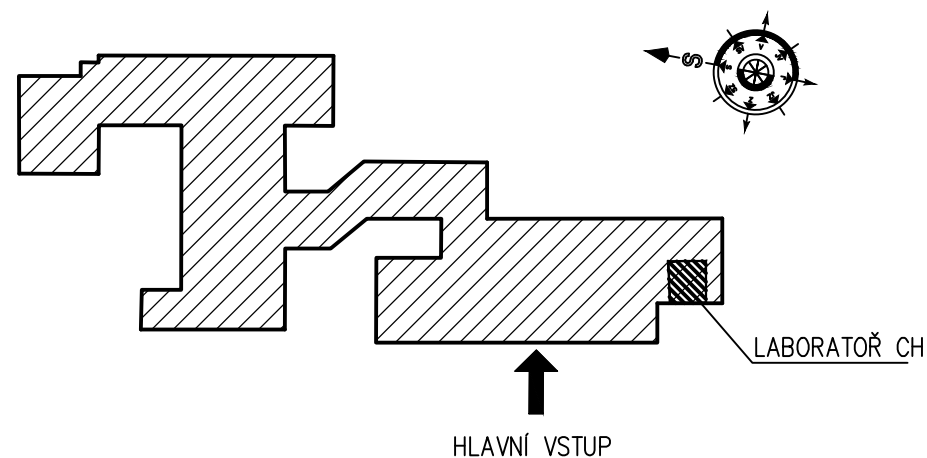

HIP ing. Josef Dvořák		Vypracoval Ondřej Balihar		TZB KOMPLET s.r.o. Novoměstská 960, 537 01 Chrudim IČO 288 08 568, www.projekty-chrudim.cz tel.: 602 351 486, tzbkomplet@chrudim.cz
				
Investor Město Chrudim, Resselovo náměstí 77, 537 16 Chrudim IČO: 00270211				formát 2x A4
Akce ZŠ Dr. MALÍKA, CHRUDIM REKONSTRUKCE LABORATOŘE CHEMIE				datum 08/2017
				účel DPS
				měřítko 1:50
				část technika prostředí staveb
Obsah výkresu VYTÁPĚNÍ – PŮDORYS				Označení D.1.4.1.b–UT1