

SCHÉMA ZAPOJENÍ



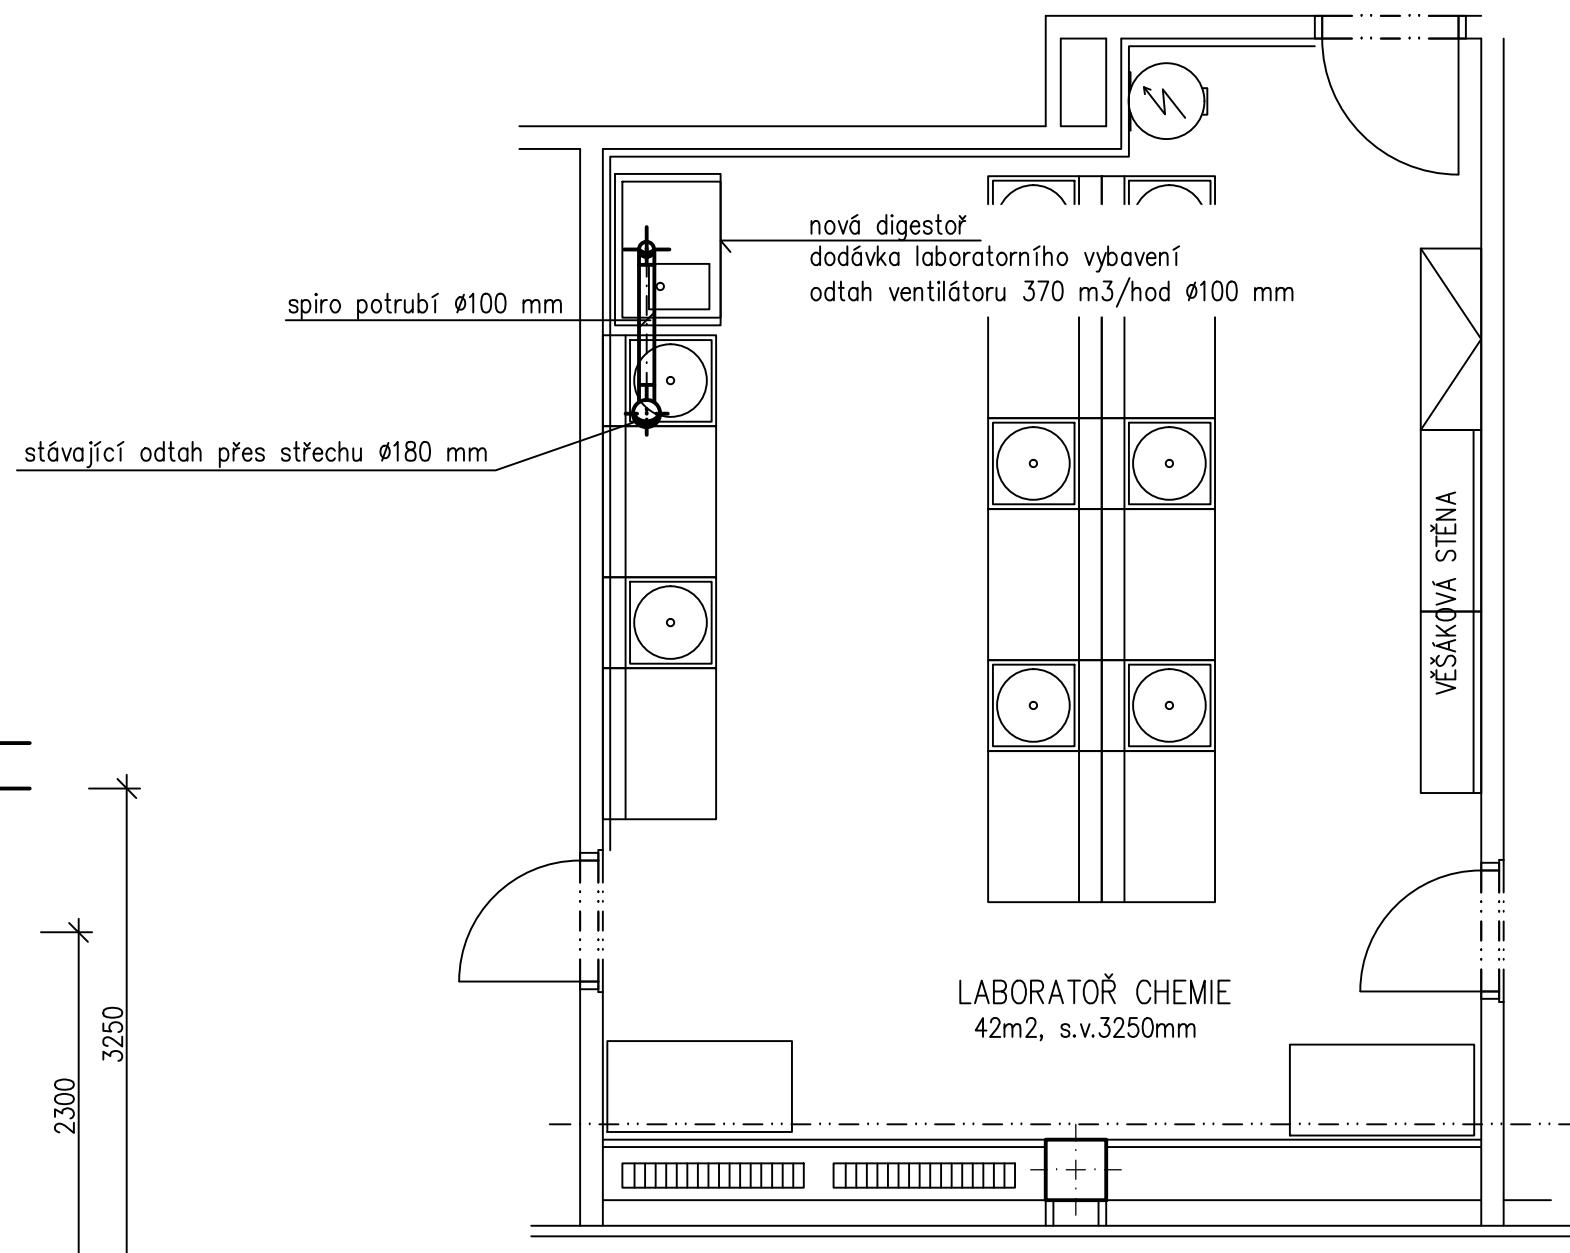



SCHÉMA – 4.np:

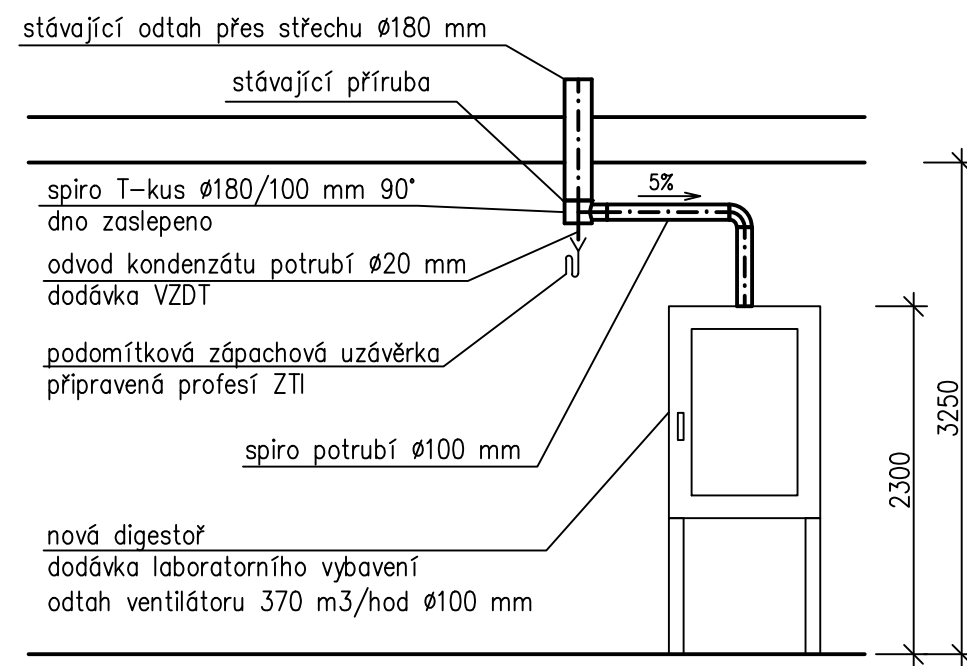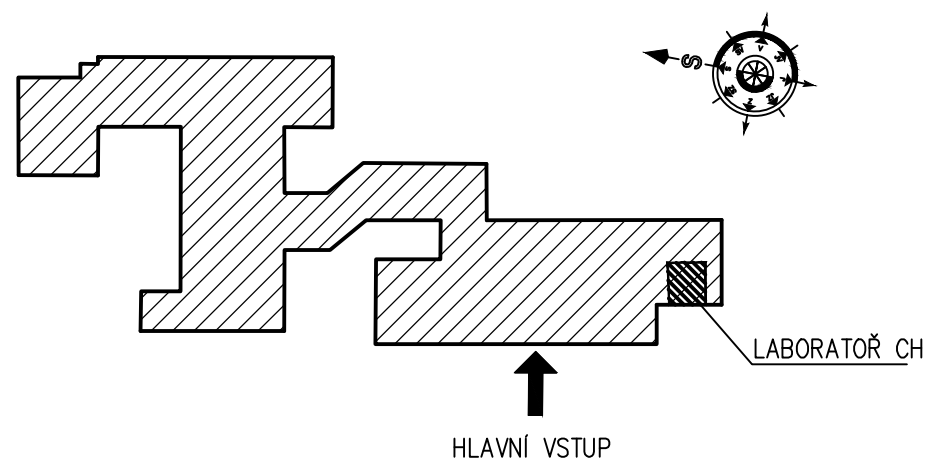

HIP ing. Josef Dvořák		Vypracoval Ondřej Balihar		TZB KOMPLET s.r.o. Novoměstská 960, 537 01 Chrudim IČO 288 08 568, www.projekty-chrudim.cz tel.: 602 351 486, tzbkomplet@chrudim.cz
				
Investor Město Chrudim, Resselovo náměstí 77, 537 16 Chrudim IČO: 00270211				
Akce				
ZŠ Dr. MALÍKA, CHRUDIM REKONSTRUKCE LABORATOŘE CHEMIE				
Obsah výkresu				
VZDUCHOTECHNIKA – PŮDORYS				
formát 2x A4				
datum 08/2017				
účel DPS				
měřítko 1:50				
část technika prostředí staveb				
Označení				
D.1.4.1.b–VZD1				