

SCHÉMA ZAPOJENÍ




 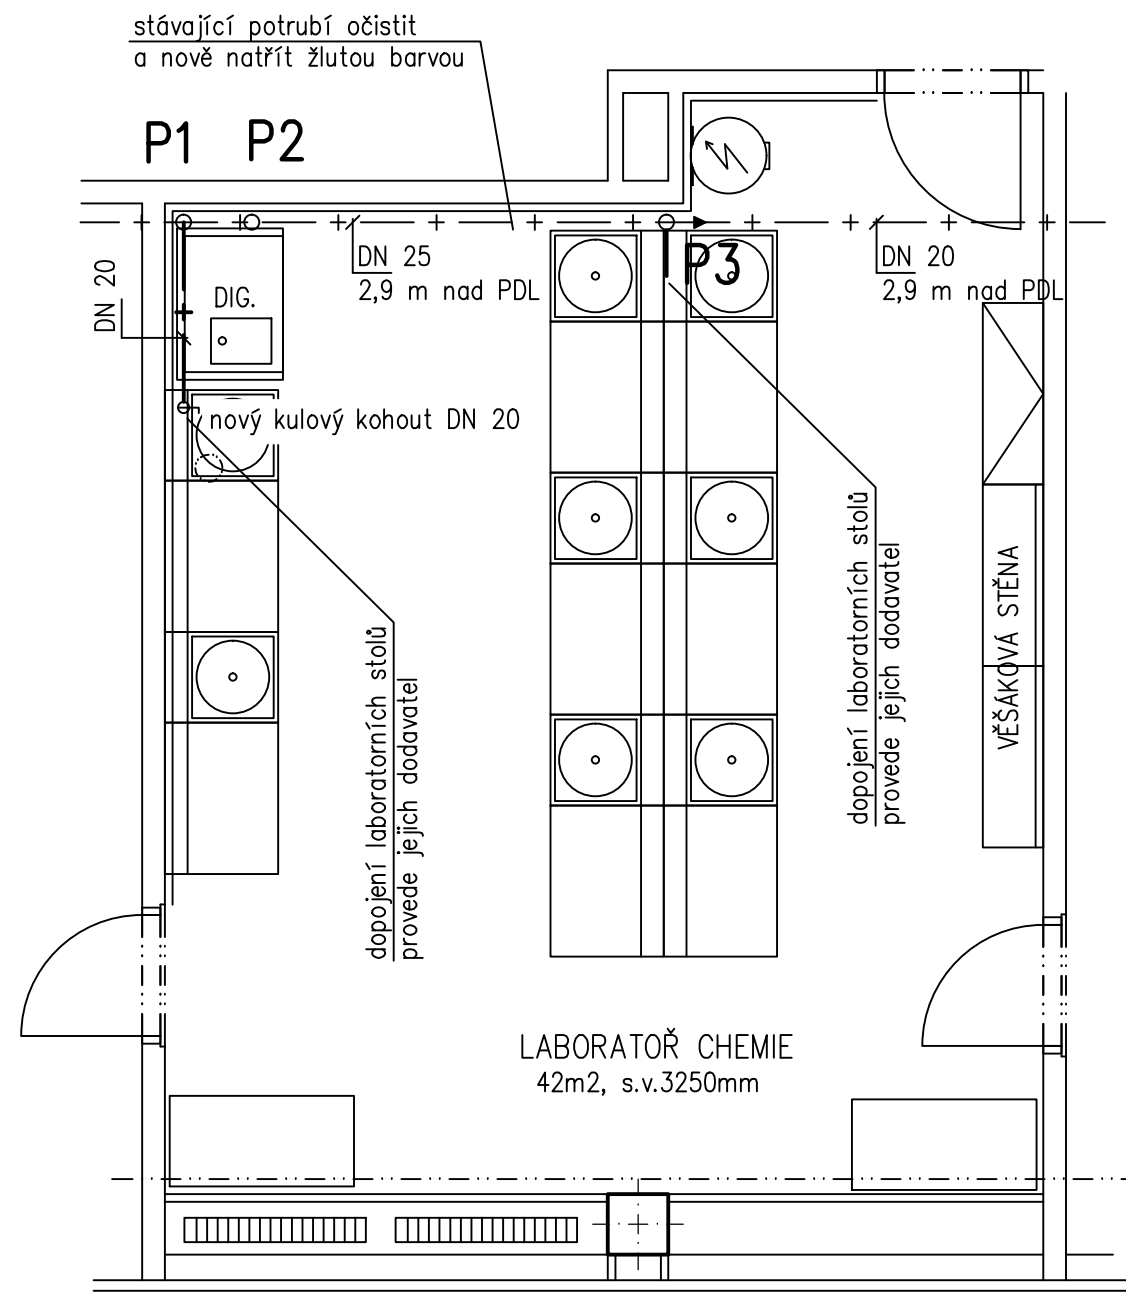


SCHÉMA – 4.np:

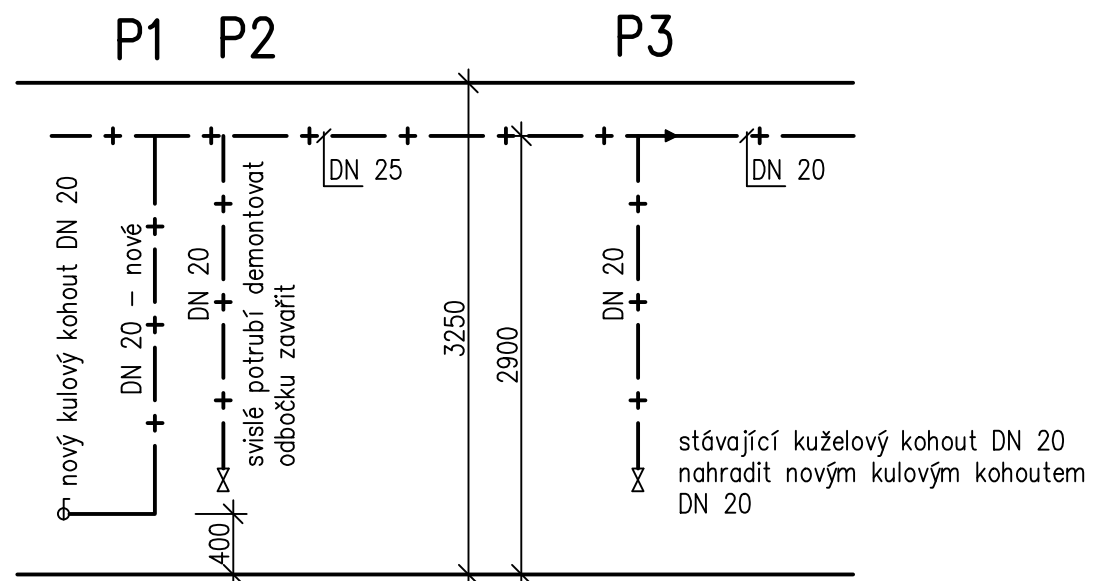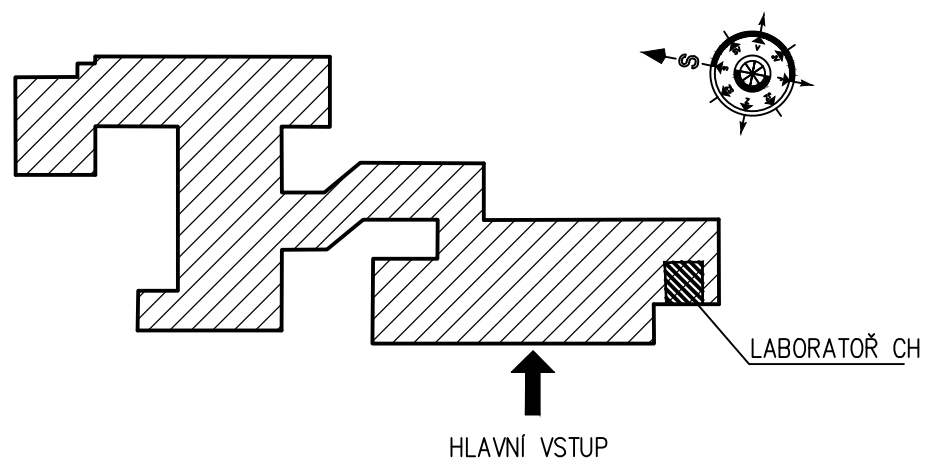

HIP ing. Josef Dvořák		Vypracoval Ondřej Balihar	TZB KOMPLET s.r.o. Novoměstská 960, 537 01 Chrudim IČO 288 08 568, www.projekty-chrudim.cz tel.: 602 351 486, tzbkomplet@chrudim.cz
			
Investor	Město Chrudim, Resselovo náměstí 77, 537 16 Chrudim IČO: 00270211		formát 2x A4
Akce	ZŠ Dr. MALÍKA, CHRUDIM REKONSTRUKCE LABORATOŘE CHEMIE		datum 08/2017
			účel DPS
			měřítko 1:50
			část technika prostředí staveb
Obsah výkresu	PLYNOVOD – PŮDORYS		Označení D.1.4.1.b–P1