
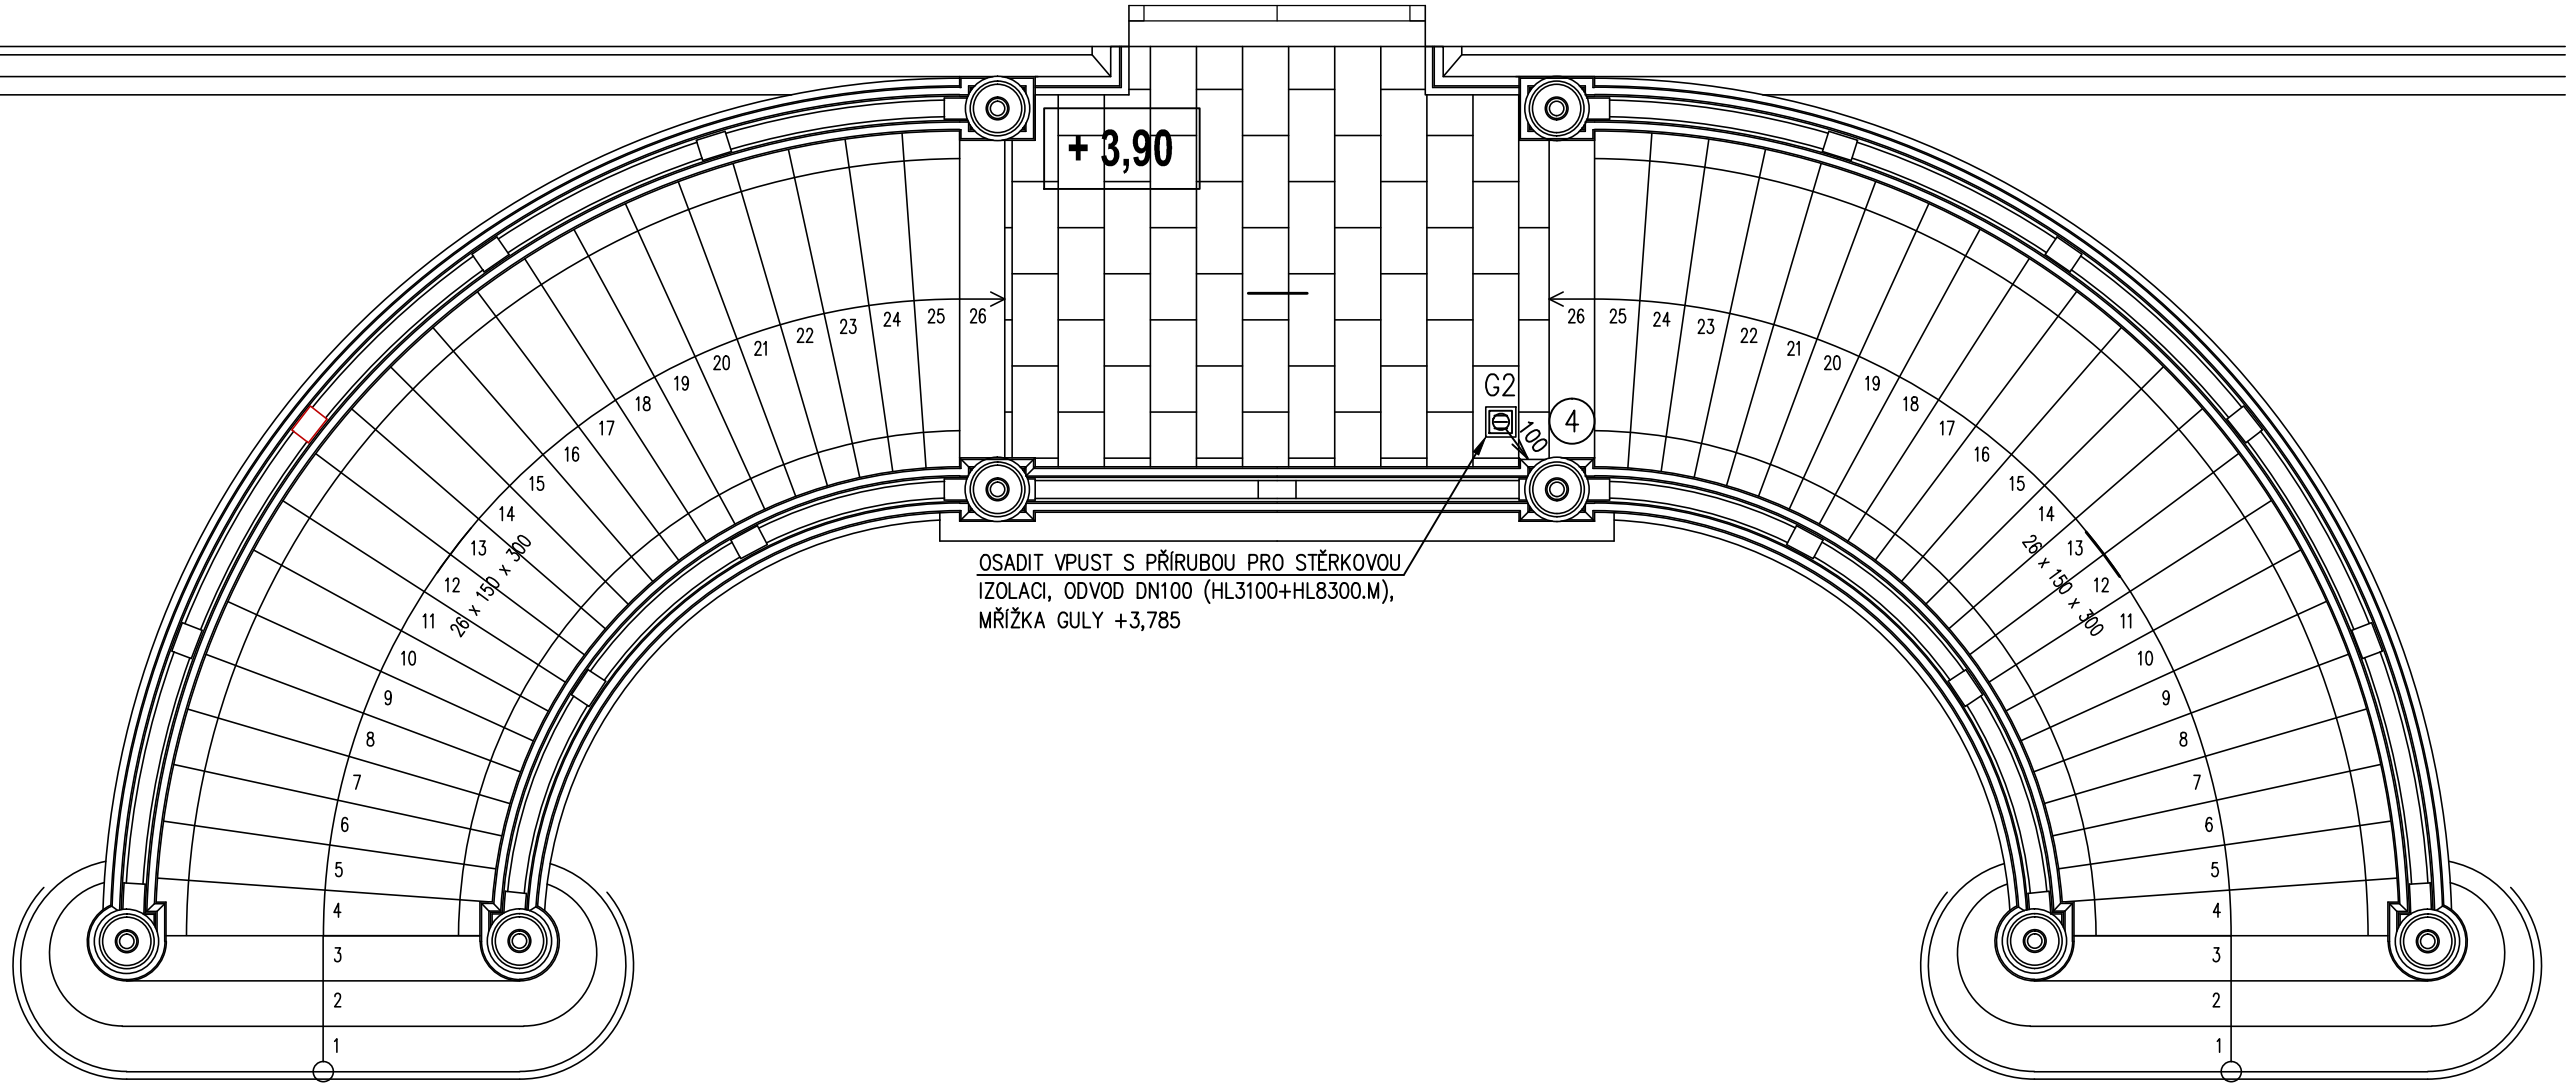



PŮDORYS II - KANALIZACE (PODESTA)

MĚŘÍTKO 1:50

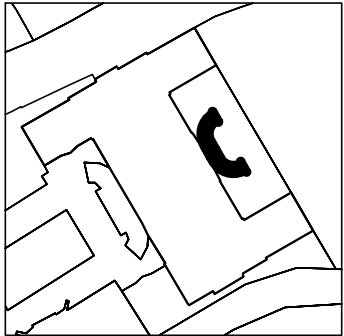

LEGENDA POTRUBÍ:

- KANALIZACE V PODLAZE
- KANALIZAČNÍ POTRUBÍ PŘIPOJOVACÍ
- KANALIZACE ZAVĚŠENÁ
- Stávající DEŠŤOVÁ kanalizace
- DRENÁŽNÍ POTRUBÍ DN100
- NOVÉ ZAŘIZOVACÍ PŘEDMĚTY
- SMĚR SKLONU POTRUBÍ

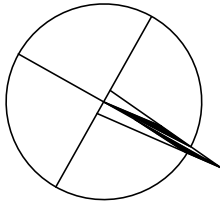

Generální projektant <b>CODE, s.r.o. PARDUBICE</b> Computer Design IČO 492 86 960				Zpracovatel částí	
PROJEKTANT		VYPRACOVAL	VYPRACOVAL	KONTROLOVAL	ČÍSLO ZAKÁZKY 2018/038/600
					POČET FORMÁTŮ 3x A 4
					DATUM 12/2018
INVESTOR		Město Chrudim, Resselovo náměstí 77, 537 16 Chrudim			MĚŘÍTKO 1:50
<b>CHRUĐIM</b> CHRUĐIMSKÁ BESEDA - OPRAVA ZADNÍHO DVOURAMENNÉHO SCHODIŠTĚ				Jméno souboru	
				Stupeň dokumentace <b>DPS</b>	
Zdravotně technické instalace				Č. KOPIE	Č. PŘÍLOHY
PŮDORYS II - KANALIZACE (PODESTA)				<b>D4</b>	<b>4.503</b>