


PŮDORYS 2.N.P.
SOUČASNÝ STAV

1:60

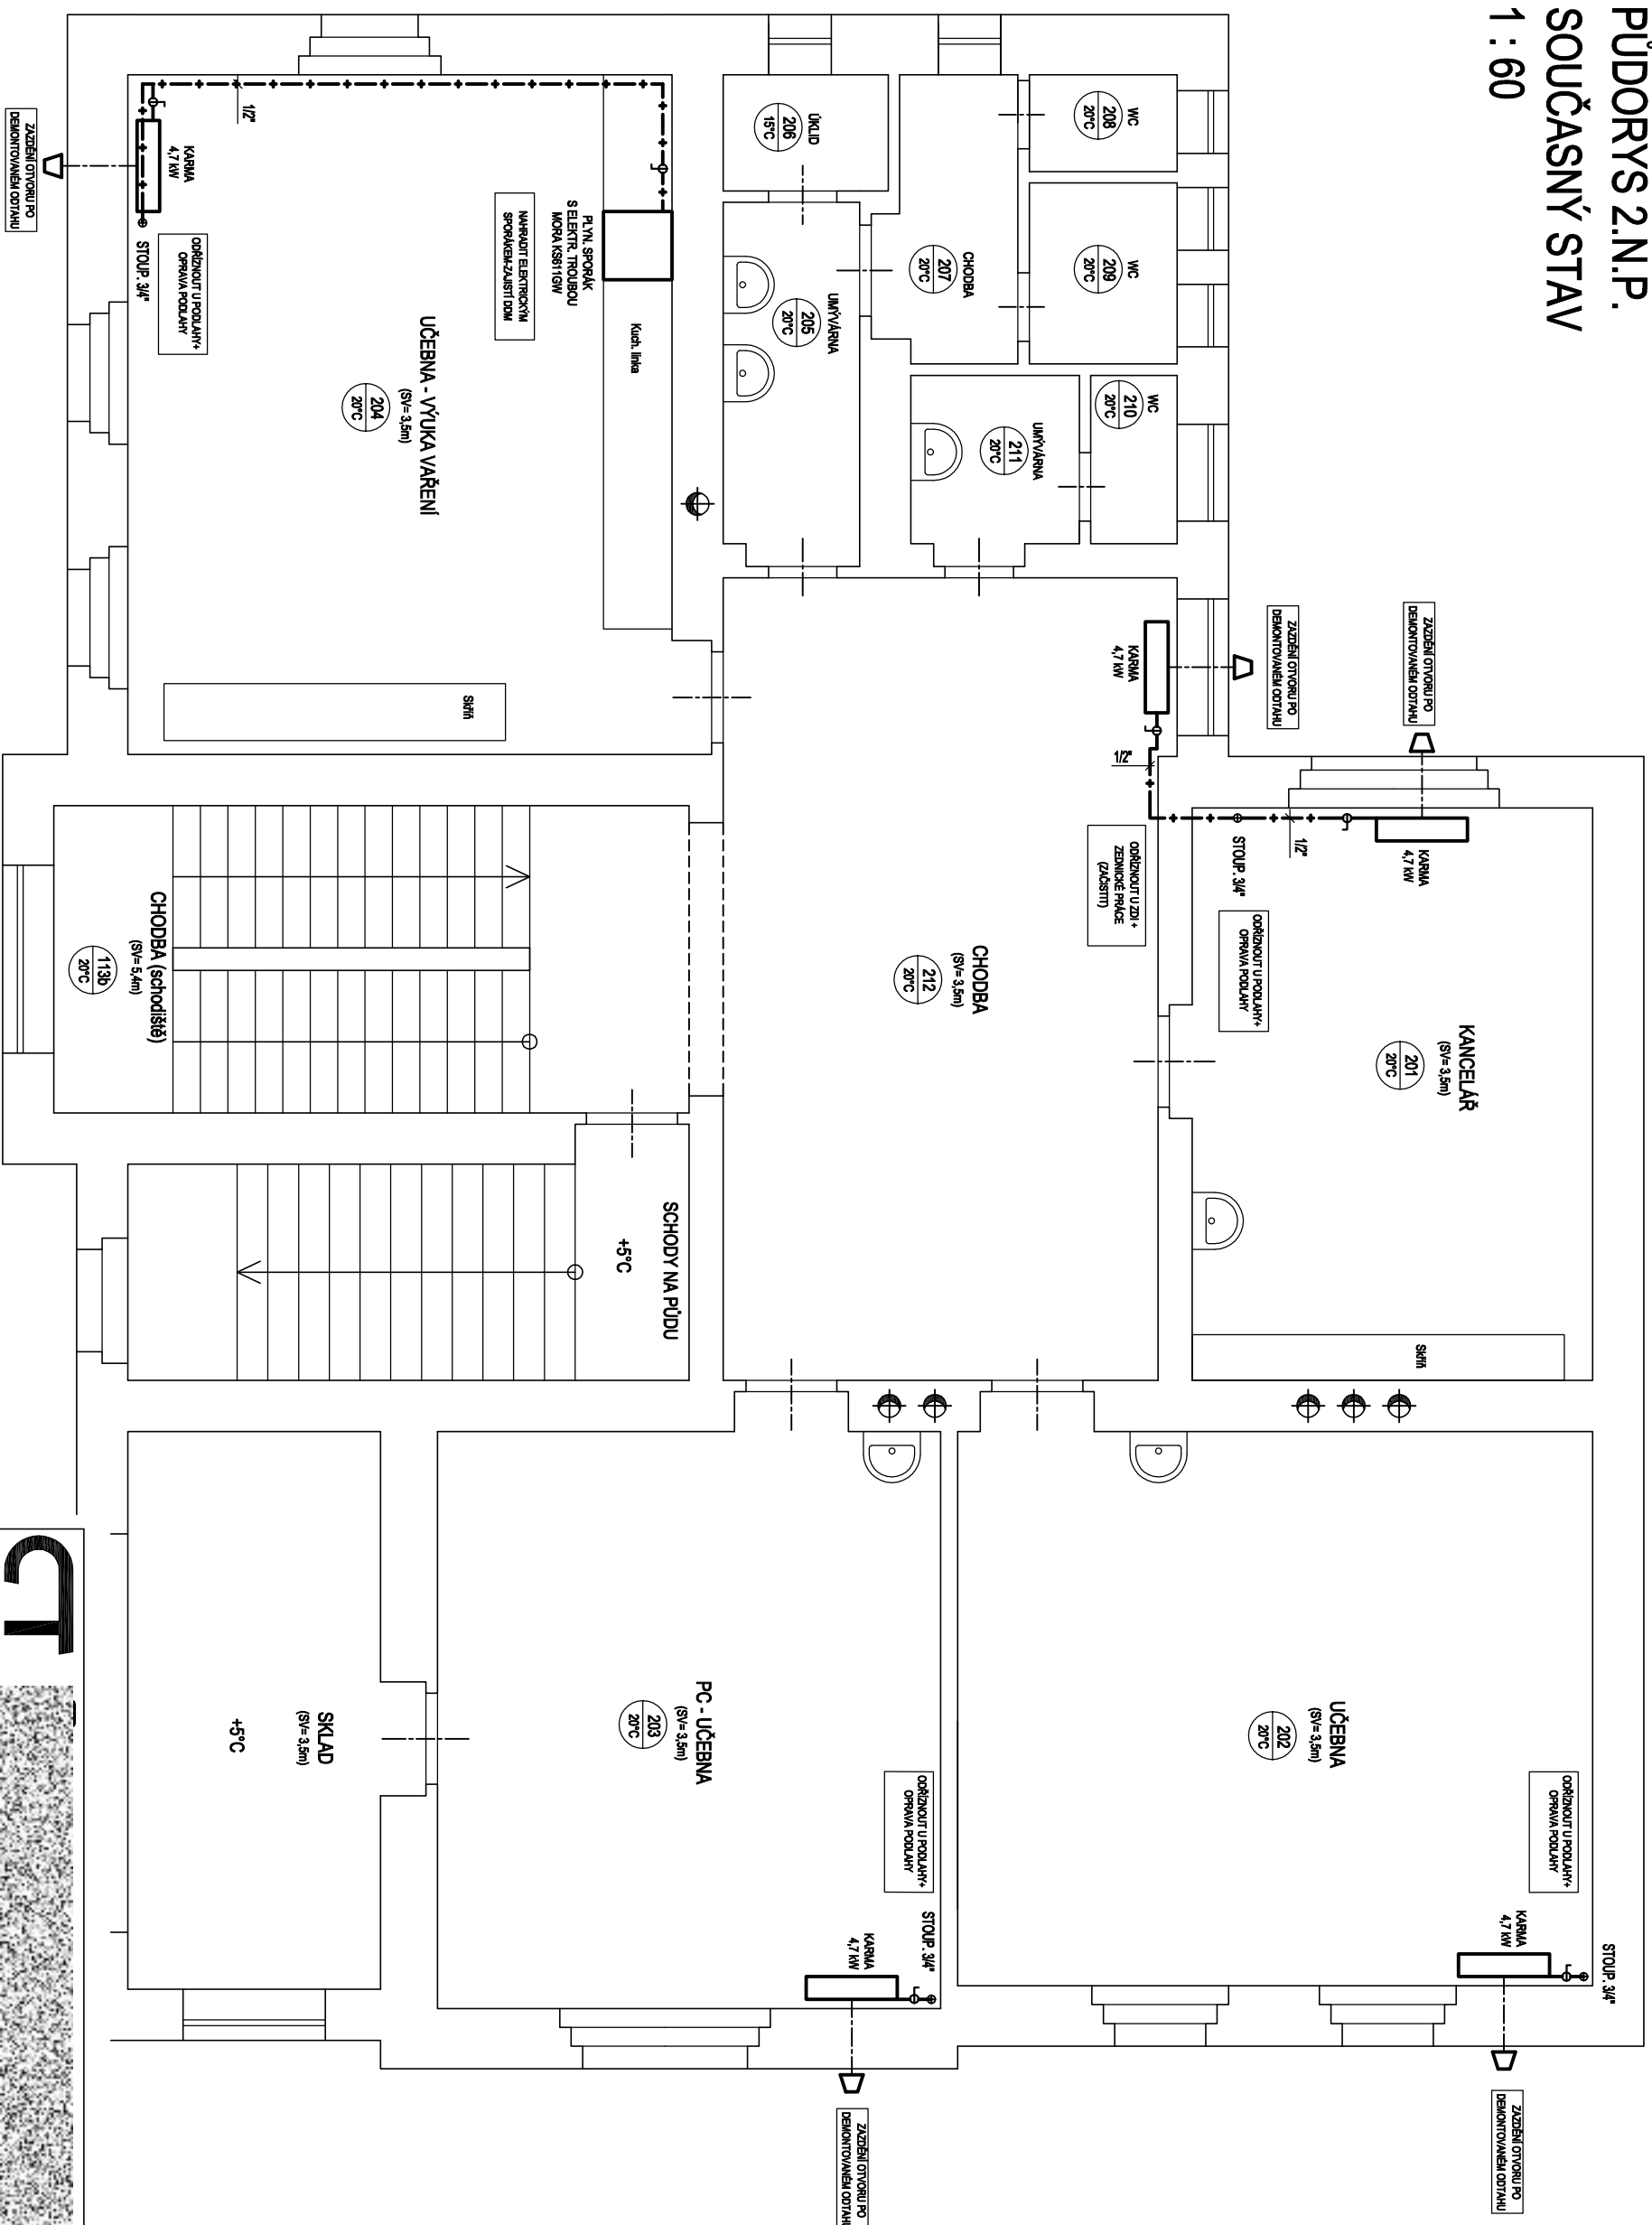

CT	
VYPRACOVAL	Vladimír Kohoutek - IČO 162 488 13 - Centrotech spol. s r.o.
INVESTOR	MĚSTO CHRUDIM, RESSELOVO NÁMĚSTÍ Č.P. 77, 537 16 CHRUDIM
STAVBA	VYBUDOVÁNÍ ÚT V BUDOVĚ DDM CHRUDIM, PALACKÉHO 418, 537 01 CHRUDIM
NÁZEV	PŮDORYS 2.N.P. - SOUČASNÝ STAV PRO DEMONTÁŽE
ČÁST	STROJNĚTEPELNÁ
MĚŘÍTKO 1 : 60	
DATUM 01/2018	
Č. V. D1.4a / 2.10	