


PŮDORYS 1.N.P. - ÚT 1:60

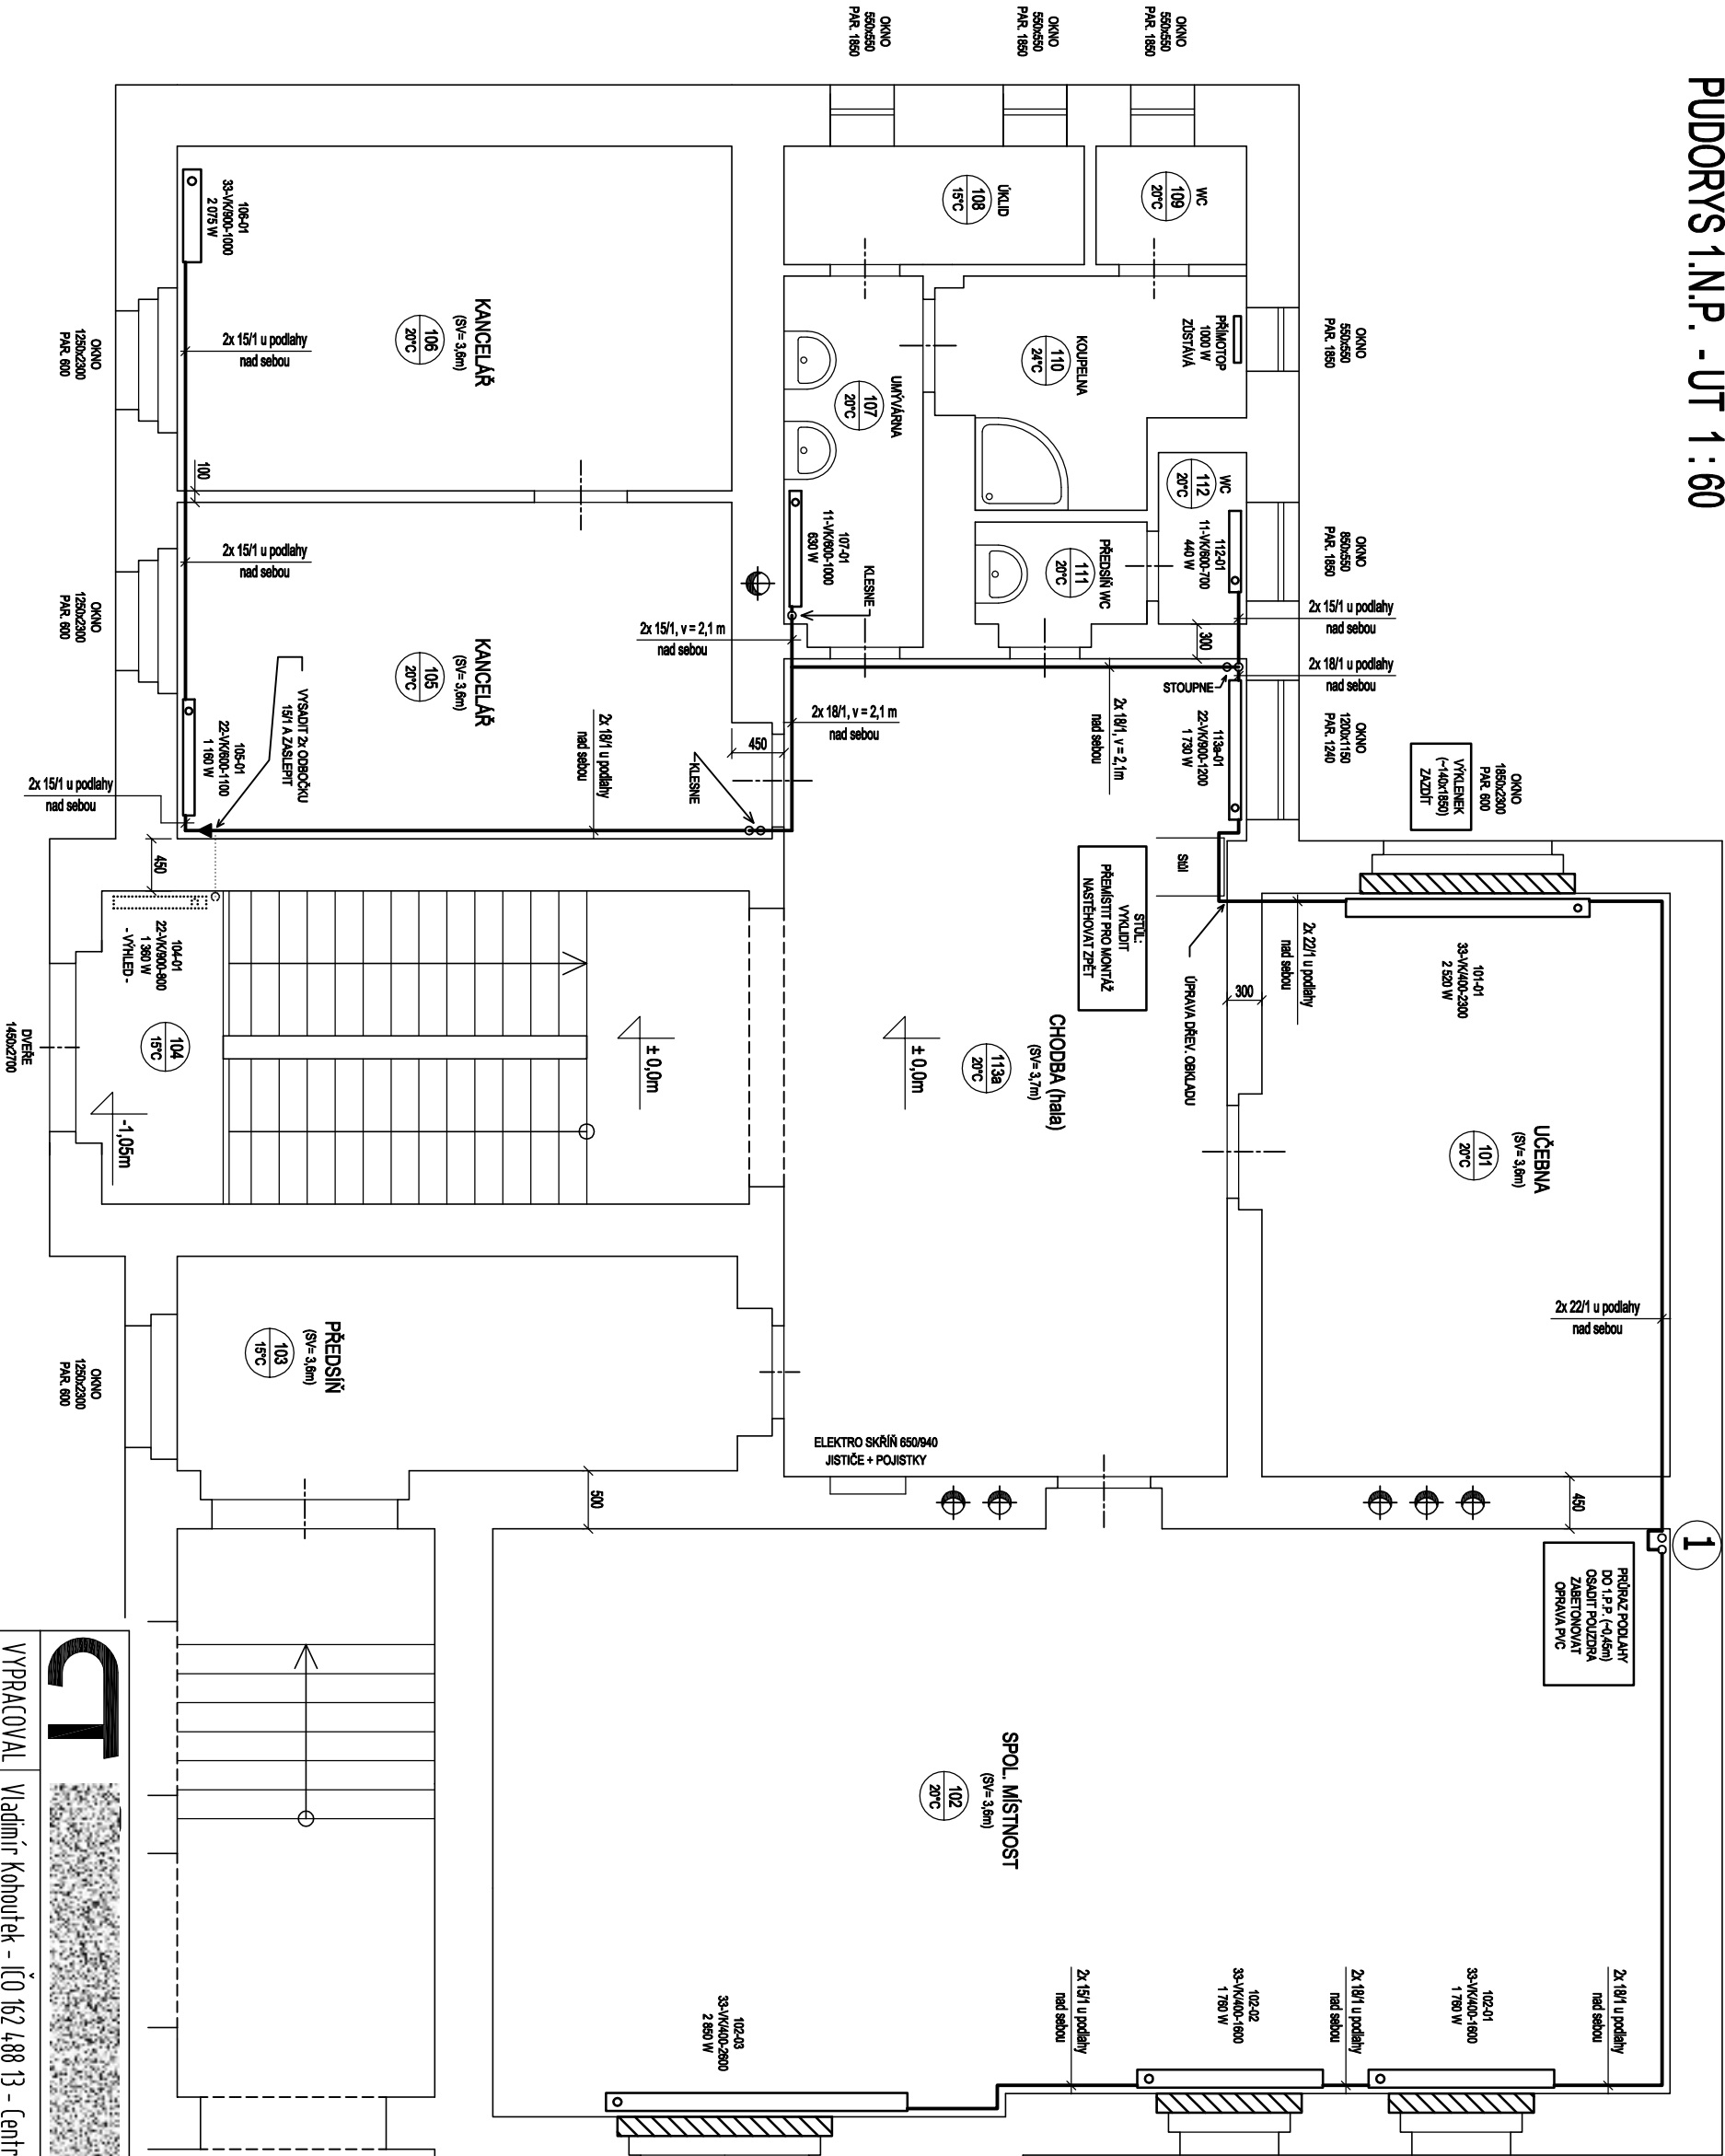

OTOPNÁ TĚLESA BUDOU OPATŘENA TERMOSTAT. HLAVICEMI S VÝJIMKOU REFERENČNÍ MÍSTNOSTI 002, KDE SE OSADÍ RUČNÍ OVLÁDÁNÍ  
PROSTUPY ÚT SVISLÝMI STAV. KONSTRUKCEMI BUDOU OPATŘENY TEPEL. IZOLACÍ MIRELON O TLOUŠŤCE MIN. 10 MM

LEGENDA POTRUBÍ A TECHNOLOGIE - VIZ. VÝKRES D1.4a / 2.04

CT		CT	
VYPRACOVAL	Vladimír Kohoutek - IČO 162 488 13 - Centroterm spol. s r.o.	MĚŘÍTKO 1:60	DATUM 01/2018
INVESTOR	MĚSTO CHRUDIM, RESSELOVO NÁMĚSTÍ Č.P. 77, 537 16 CHRUDIM		
STAVBA	VYBUDOVÁNÍ ÚT V BUDOVĚ DDM CHRUDIM, PALACKÉHO 4/8, 537 01 CHRUDIM		
NÁZEV	PŮDORYS 1.N.P.		
ČÁST	STROJNĚTEPELNÁ	Č.V.	D1.4a / 2.02