



Vodárenská společnost Chrudim, a.s.  
Novoměstská 626  
537 28 Chrudim


## Medlešice

### Splašková kanalizace

#### SO 01 - Stavební situace - část 1.

Měřítko M 1:500

Klad listů:

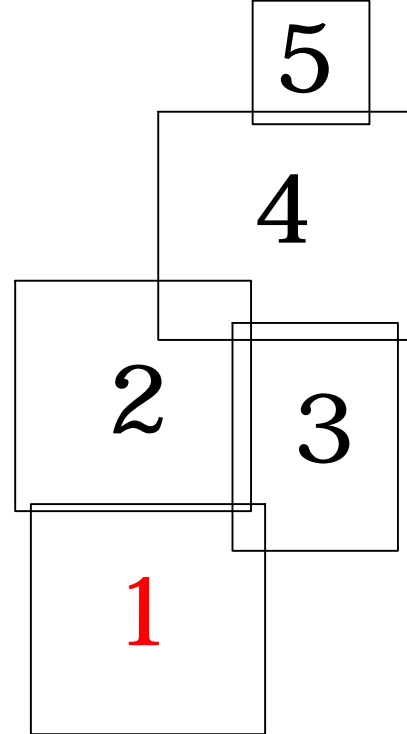

Legenda:

Kanalizace	
Trasa gravitační kanalizace	
Trasa kanalizačního výtlaku	
Kanalizační šachta	
Profil kanalizace	
sklon(‰) - délka(m)	
Staničení trasy gravitační kanalizace	
Staničení trasy kanalizačního výtlaku	
Čerpací stanice	
Číslo kanalizační přípojky	
Ostatní inženýrské sítě	
Stávající vodovod	
Stávající kanalizace	
NTL plynovod	
STL plynovod	
plyn. přípojky	
Plynovod bez rozlišení tlaku	
Telekomunikační kabel místní	
Telekomunikační kabel dálkový	
Kabel el. napětí podzemní	
Kabel el. napětí nadzemní 35 kV	
Kabel el. vedení nadzemní 1kV	
Kabel el. napětí nadzemní 110 kV	

Poznámka:

Inženýrské sítě jsou zakresleny pouze orientačně. Dodavatel stavby je povinen před zahájením zemních prací zajistit jejich přesné výtčění u jednotlivých správců sítí.

Výškový systém Balt po vyrovnání.

Výpracoval:		Roman Pešek, DiS.	
Kontroloval:		Dr. David Šavětka	
Odpovědný projektant:		Ing. Martin Souček, Ph.D.	
Kraj:	PARDUBICKÝ	O.ú. / Město:	CHRUČIM
Investor:	Město Chrudim	Město stavby:	Medlešice
Název akce:	Medlešice - splašková kanalizace		
Název výkresu:	SO 01 STAVEBNÍ SITUACE ČÁST 1.		
TENTO VÝKRES A JEHO PŘÍLOHY JSOU NAŠÍM DUŠEVNÍM VLASTNICTVÍM. NESMÍ BÝT BEZ NAŠÍHO PŘEDCHOZÍHO SOHLASU KOPÍROVÁN, ROZPODÍLOVÁN A NEJEDNODUŠE POUŽÍVÁN.			
		Číslo zakázky:	DPS
		Stručný popis:	15 x A4
		Formát:	D 1:1,2:1
		Číslo verze:	08/2020