






Stavební situace
M 1:500

Legenda:

Navrhovaná kanalizace

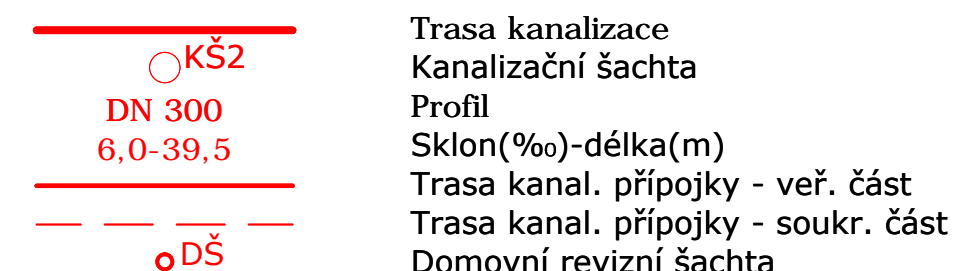


Ostatní inženýrské sítě

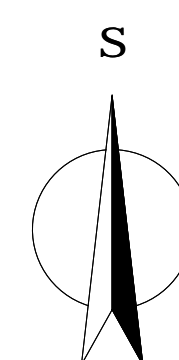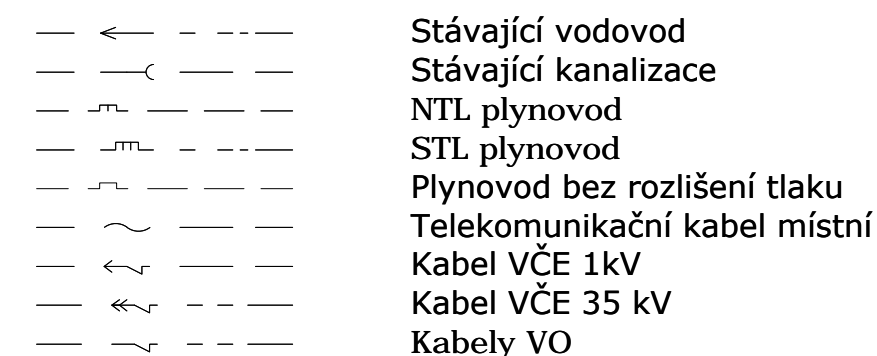

Poznámka:

Inženýrské sítě jsou zakresleny pouze orientačně. Dodavatel stavby je povinen před zahájením zemních prací zajistit jejich přesné výtýčení u jednotlivých správců sítí.

Výškový systém Balt po vyrovnání.

Vypracoval: Jitka Pavlíková Kontroloval: David Šavelka, Bc. Odpovědný projektant: Ing. Martin Soudek, Ph.D. Kraj: Pardubický O.ú. / Mě.ú.: Chrudim	 VS Chrudim, a.s., Novoměstská 426, 537 01 Chrudim tel. 489 669 311, vyprojed@vs-chrudim.cz
Investor: Město Chrudim	Místo stavby: Chrudim - Markovice Datum: 10/2021
Název akce: MARKOVICE - UL. MÍROVÁ, KANALIZACE	Číslo zakázky: Stupeň: DSP, DVS, DPZ Číslo jedn. Formát: A4
Název výkresu: STAVEBNÍ SITUACE	Měřítko: M 1:500 Číslo výkresu: D_2
TENTO VÝKRES A JEHO PŘÍLOHY JSOU NAŠIM DOUŠEVNÍM VLASTNICTVÍM, NESMÍ BÝT BEZ NAŠEHO PŘEDCHOZÍHO PÍSEMNÉHO SOUHLASU KOPÍROVÁNY, ROZMNOŽOVÁNY ANI ZASTŘUPĚNY ŽÁDNÝM OSOBNÍM NEBO FIRMÁM	