


MATEŘSKÁ ŠKOLKA - 1.NP

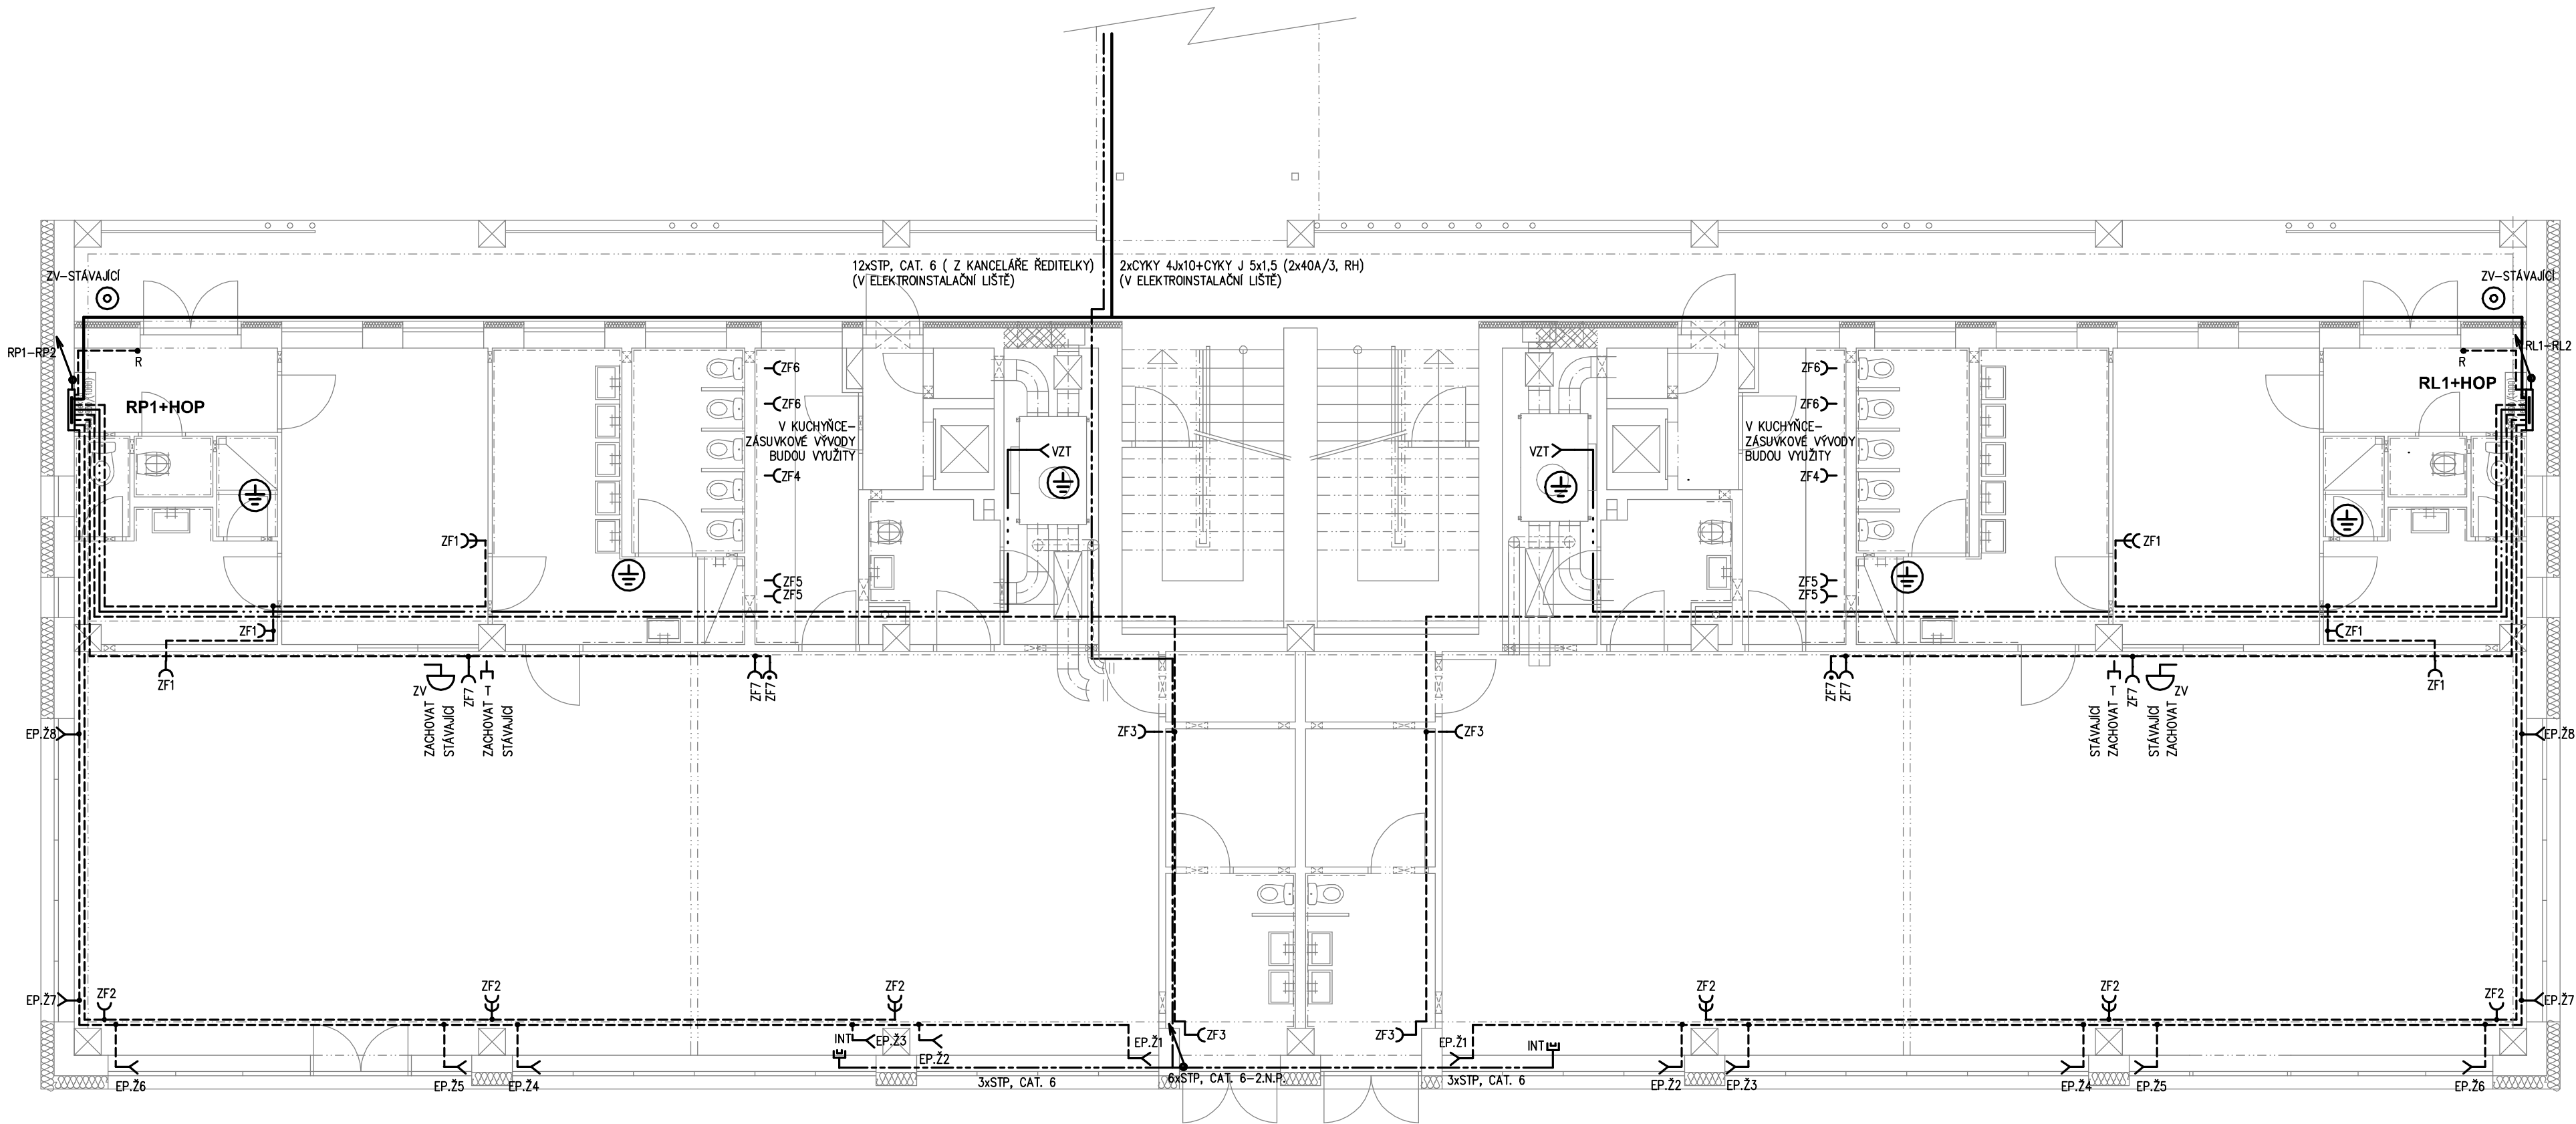

LEGENDA MÍSTNOSTÍ:			
OZN.	ÚČEL MÍSTNOSTI	PODLAHA	m <sup>2</sup>
1	SCHODIŠTĚ	NOVÁ KERAM. DLAŽBA	7,20
2	LODŽIE	NOVÁ KERAM. DLAŽBA	28,80
3	TECHNOLÓGIE VZT	PVC	6,00
4	PŘEDSÍŘÍ IZOLACE	PVC	4,50
5	ZADVĚŘÍ A VÝTAH	KERAM. DLAŽBA	2,80
6	PŘÍPRAVNA JIDEL	KERAM. DLAŽBA	6,70
7	LÁŽEŇ A WC DĚTÍ	KERAM. DLAŽBA	16,70
8	ŠATNA DĚTÍ	KERAM. DLAŽBA	13,60
9	ŠATNA UČITELEK	KERAM. DLAŽBA	5,00
10	UMÝVÁRNA UČITELEK	KERAM. DLAŽBA	1,50
11	ÚKLIDOVÁ KOMORA	KERAM. DLAŽBA	1,00
12	WC UČITELEK	KERAM. DLAŽBA	1,10
13	ZADVĚŘÍ	KERAM. DLAŽBA	3,70
14	PRACOVNA	KORKOVÉ LINOLEUM	42,80
15	HERNA	KORKOVÉ LINOLEUM	54,60
16	SKLAD ZAHR. HRAČEK	PVC	9,70
17	SKLAD PRÁDLA	PVC	2,00
18	DENNÍ UMÝVÁRNA	KERAM. DLAŽBA	5,31
20	SKLAD	KERAM. DLAŽBA	0,67

TECHNICKÁ ZPRÁVA JE NEDÍLNOU SOUČÁSTÍ PD

- Y ZÁSUVKA 230 V IP20
- Y ZÁSUVKA 230 V S VESTAVĚNOU PŘEPĚŤOVOU OCHRANOU IP20
- Y DVOJNÁSOBNÁ ZÁSUVKA 230 V IP20
- INT DVOJNÁSOBNÁ ZÁSUVKA RJ45, CAT. 6

⊕ MÍSTNOST S MÍSTNÍM (DOPLŇUJÍCÍM) POSPOJOVÁNÍM

PŘED REALIZACÍ BUDOU UPŘESNĚNY TRASY VEDENÍ, TO BUDE  
PŘEDNOSTNĚ ULOŽENO POD OMÍTKOU A VE STAVEBNÍCH KONSTRUKCÍCH,  
OSTATNÍ V ELEKTROINSTALAČNÍCH LIŠTÁCH



EVROPSKÁ UNIE  
Fond soudržnosti  
Operační program Životní prostředí

Ing. Hana BezstarostBelveder 168, Dobruška, 511011606 83 73 08 * IČO:67465935			Razítko :	
Zodpovědný projektant :		Ing. Hana Bezstarost <i>Bezstarost</i>	Stupeň : DSP	
Vyracoval :			Datum : 11/2016	
Investor : Město Chrudim, Resselovo náměstí 77, 537 01 Chrudim			Č. zak. : 101/2016/EL	
Místo stavby : parc.č. 4270, 4269, k.ú.Chrudim			Měřítko : 1 : 75	
Snížení energetické náročnosti budovy MŠ V. Nejedlého 769, Chrudim			Formát : 1 x A2	
			Č. výkr. : <b>E2</b>	
objekt SO 05 – elektroinstalace		Č. paré :	Podpis :	
<b>Půdorys 1.n.p.– zásuvkové rozvody</b>				