


MATEŘSKÁ ŠKOLKA - 2.NP

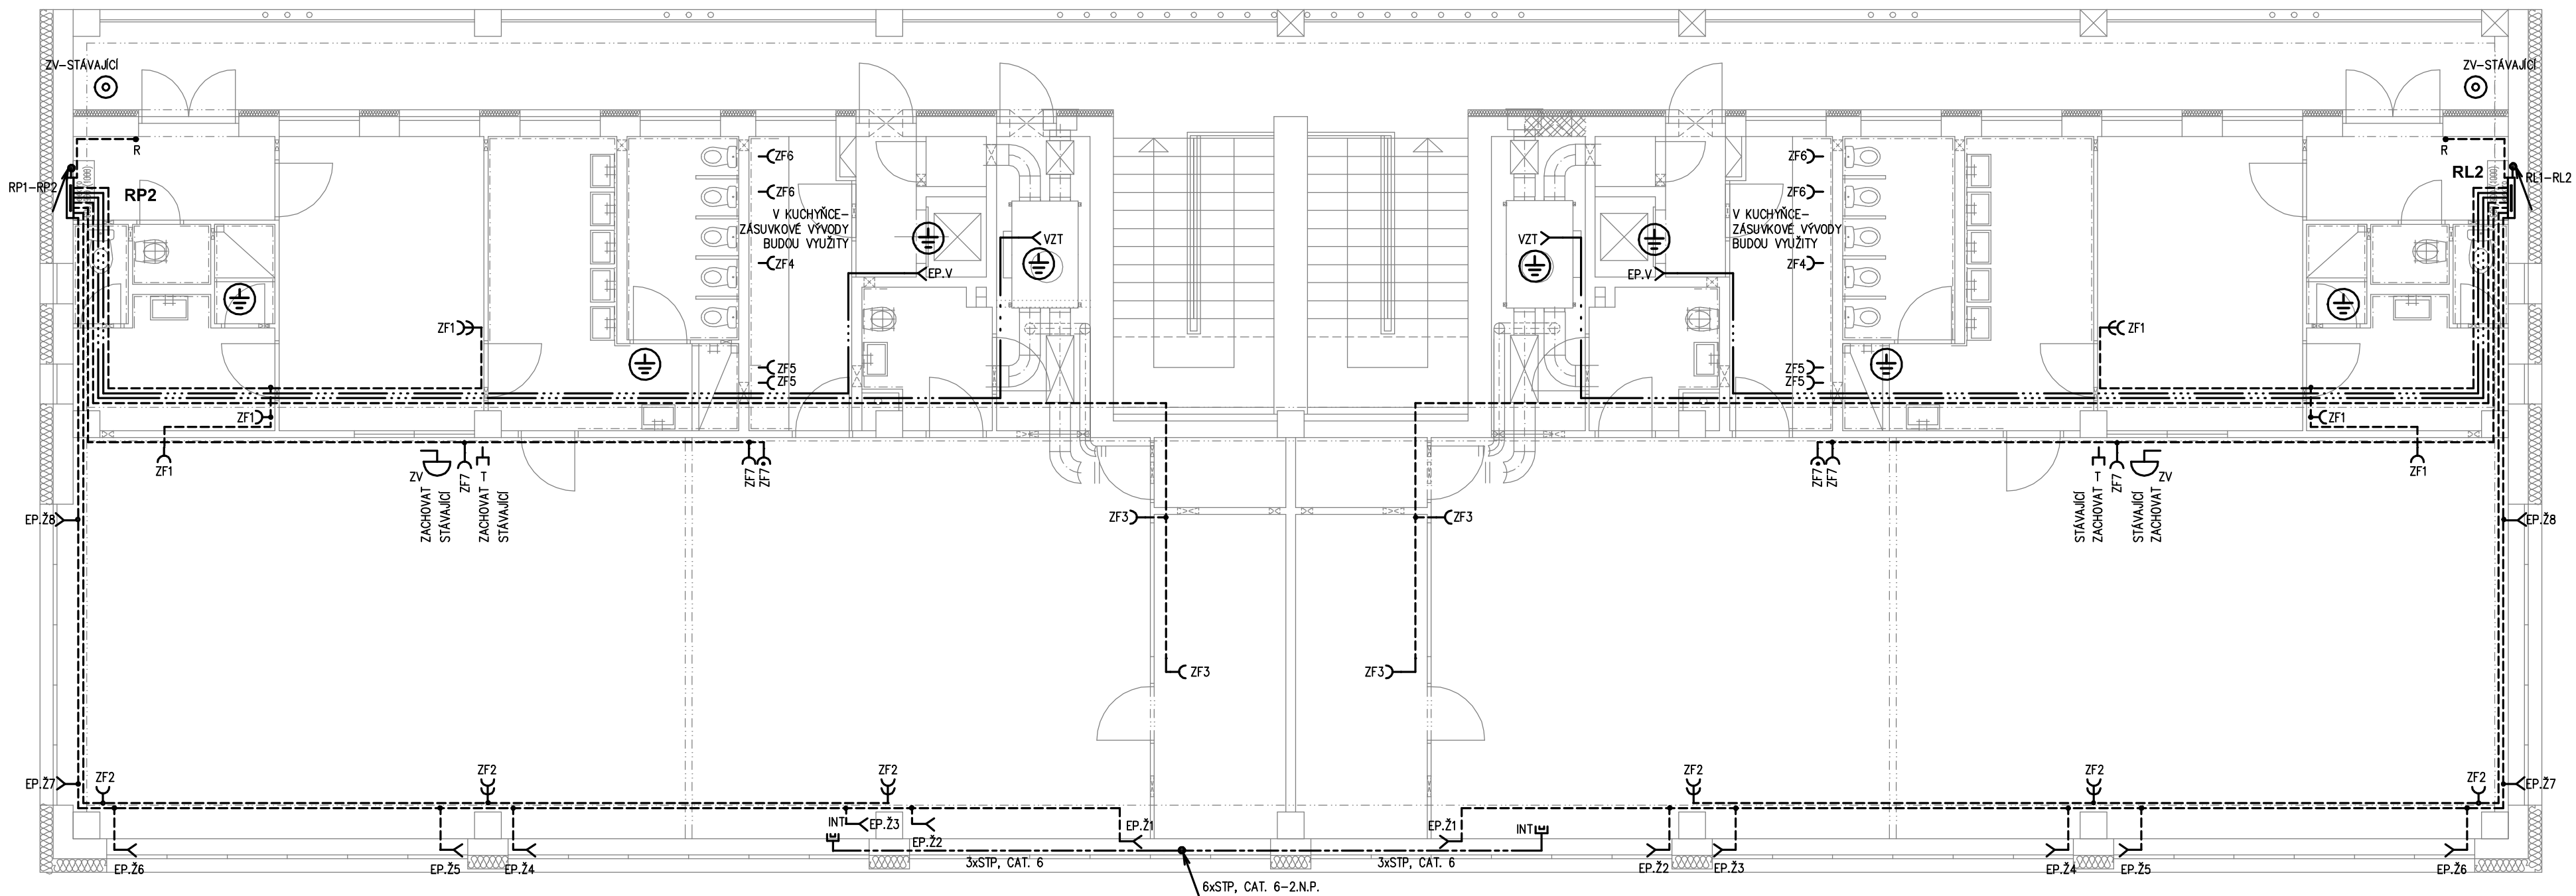


LEGENDA MÍSTNOSTÍ:

OZN.	ÚČEL MÍSTNOSTI	PODLAHA	m ²
1	SCHODIŠTĚ	NOVÁ KERAM. DLÁŽBA	7,20
2	LODŽIE	NOVÁ KERAM. DLÁŽBA	28,80
3	TECHNOLOGIE VZT	PVC	6,00
4	PŘEDSÍŘÍ IZOLACE	PVC	4,50
5	ZÁDVEŘÍ A VÝTAH	KERAM. DLÁŽBA	2,60
6	PŘÍPRAVNA JÍDEL	KERAM. DLÁŽBA	6,70
7	LÁŽEŇ A WC DĚTÍ	KERAM. DLÁŽBA	16,70
8	ŠATNA DĚTÍ	KERAM. DLÁŽBA	13,60
9	ŠATNA UČITELEK	KERAM. DLÁŽBA	5,00
10	UMÝVÁRNA UČITELEK	KERAM. DLÁŽBA	1,50
11	OKLIDOVÁ KOMORA	KERAM. DLÁŽBA	1,00
12	WC UČITELEK	KERAM. DLÁŽBA	1,10
13	ZÁDVEŘÍ	KERAM. DLÁŽBA	3,70
14	PRACOVNA	KORKOVÉ LINOLEUM	42,80
15	HERNA	KORKOVÉ LINOLEUM	54,60
16	SKLAD ZAHR. HRAČEK	PVC	9,70
17	SKLAD PŘÁDLA	PVC	2,00
18	DENNÍ UMÝVÁRNA	KERAM. DLÁŽBA	5,31
20	SKLAD	KERAM. DLÁŽBA	0,67

- TECHNICKÁ ZPRÁVA JE NEDÍLNOU SOUČÁSTÍ PD
- ZÁSUVKA 230 V IP20
 - ZÁSUVKA 230 V S VESTAVĚNOU PŘEPĚTOVOU OCHRANOU IP20
 - DVOJNÁSOBNÁ ZÁSUVKA 230 V IP20
 - INT DVOJNÁSOBNÁ ZÁSUVKA RJ45, CAT. 6
 - ⊕ MÍSTNOST S MÍSTNIM (DOPLŇUJÍCÍM) POSPOJOVÁNÍM

PŘED REALIZACÍ BUDOU UPŘESNĚNY TRASY VEDENÍ, TO BUDE
PŘEDNOSTNĚ ULOŽENO POD OMÍTKOU A VE STAVEBNÍCH KONSTRUKCÍCH,
OSTATNÍ V ELEKTROINSTALAČNÍCH LIŠTÁCH

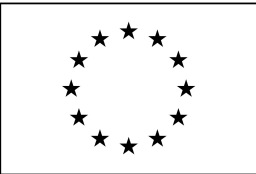

EVROPSKÁ UNIE
Fond soudržnosti
Operační program Životní prostředí

Ing. Hana Bezstarostí Belveder 168, Dobruška, 518 01 Tel.: 606 83 73 08 • IČO:67465935			Razítko :
Zodpovědný projektant :	Ing. Hana Bezstarostí	Stupeň : DSP	
Vypracoval :		Datum : 11/2016	
Investor :	Město Chrudim, Resselovo náměstí 77, 537 01 Chrudim	Č. zak. : 101/2016/EL	
Místo stavby :	parc.č. 4270, 4269, k.ú.Chrudim	Měřítko : 1 : 75	
Snížení energetické náročnosti budovy MŠ V. Nejedlého 769, Chrudim		Formát : 1 x A2	
		Č. výkr. : E4	Podpis :
objekt SO 05 – elektroinstalace		Č. paré :	
Přídorys 2.n.p.– zásuvkové rozvody			