
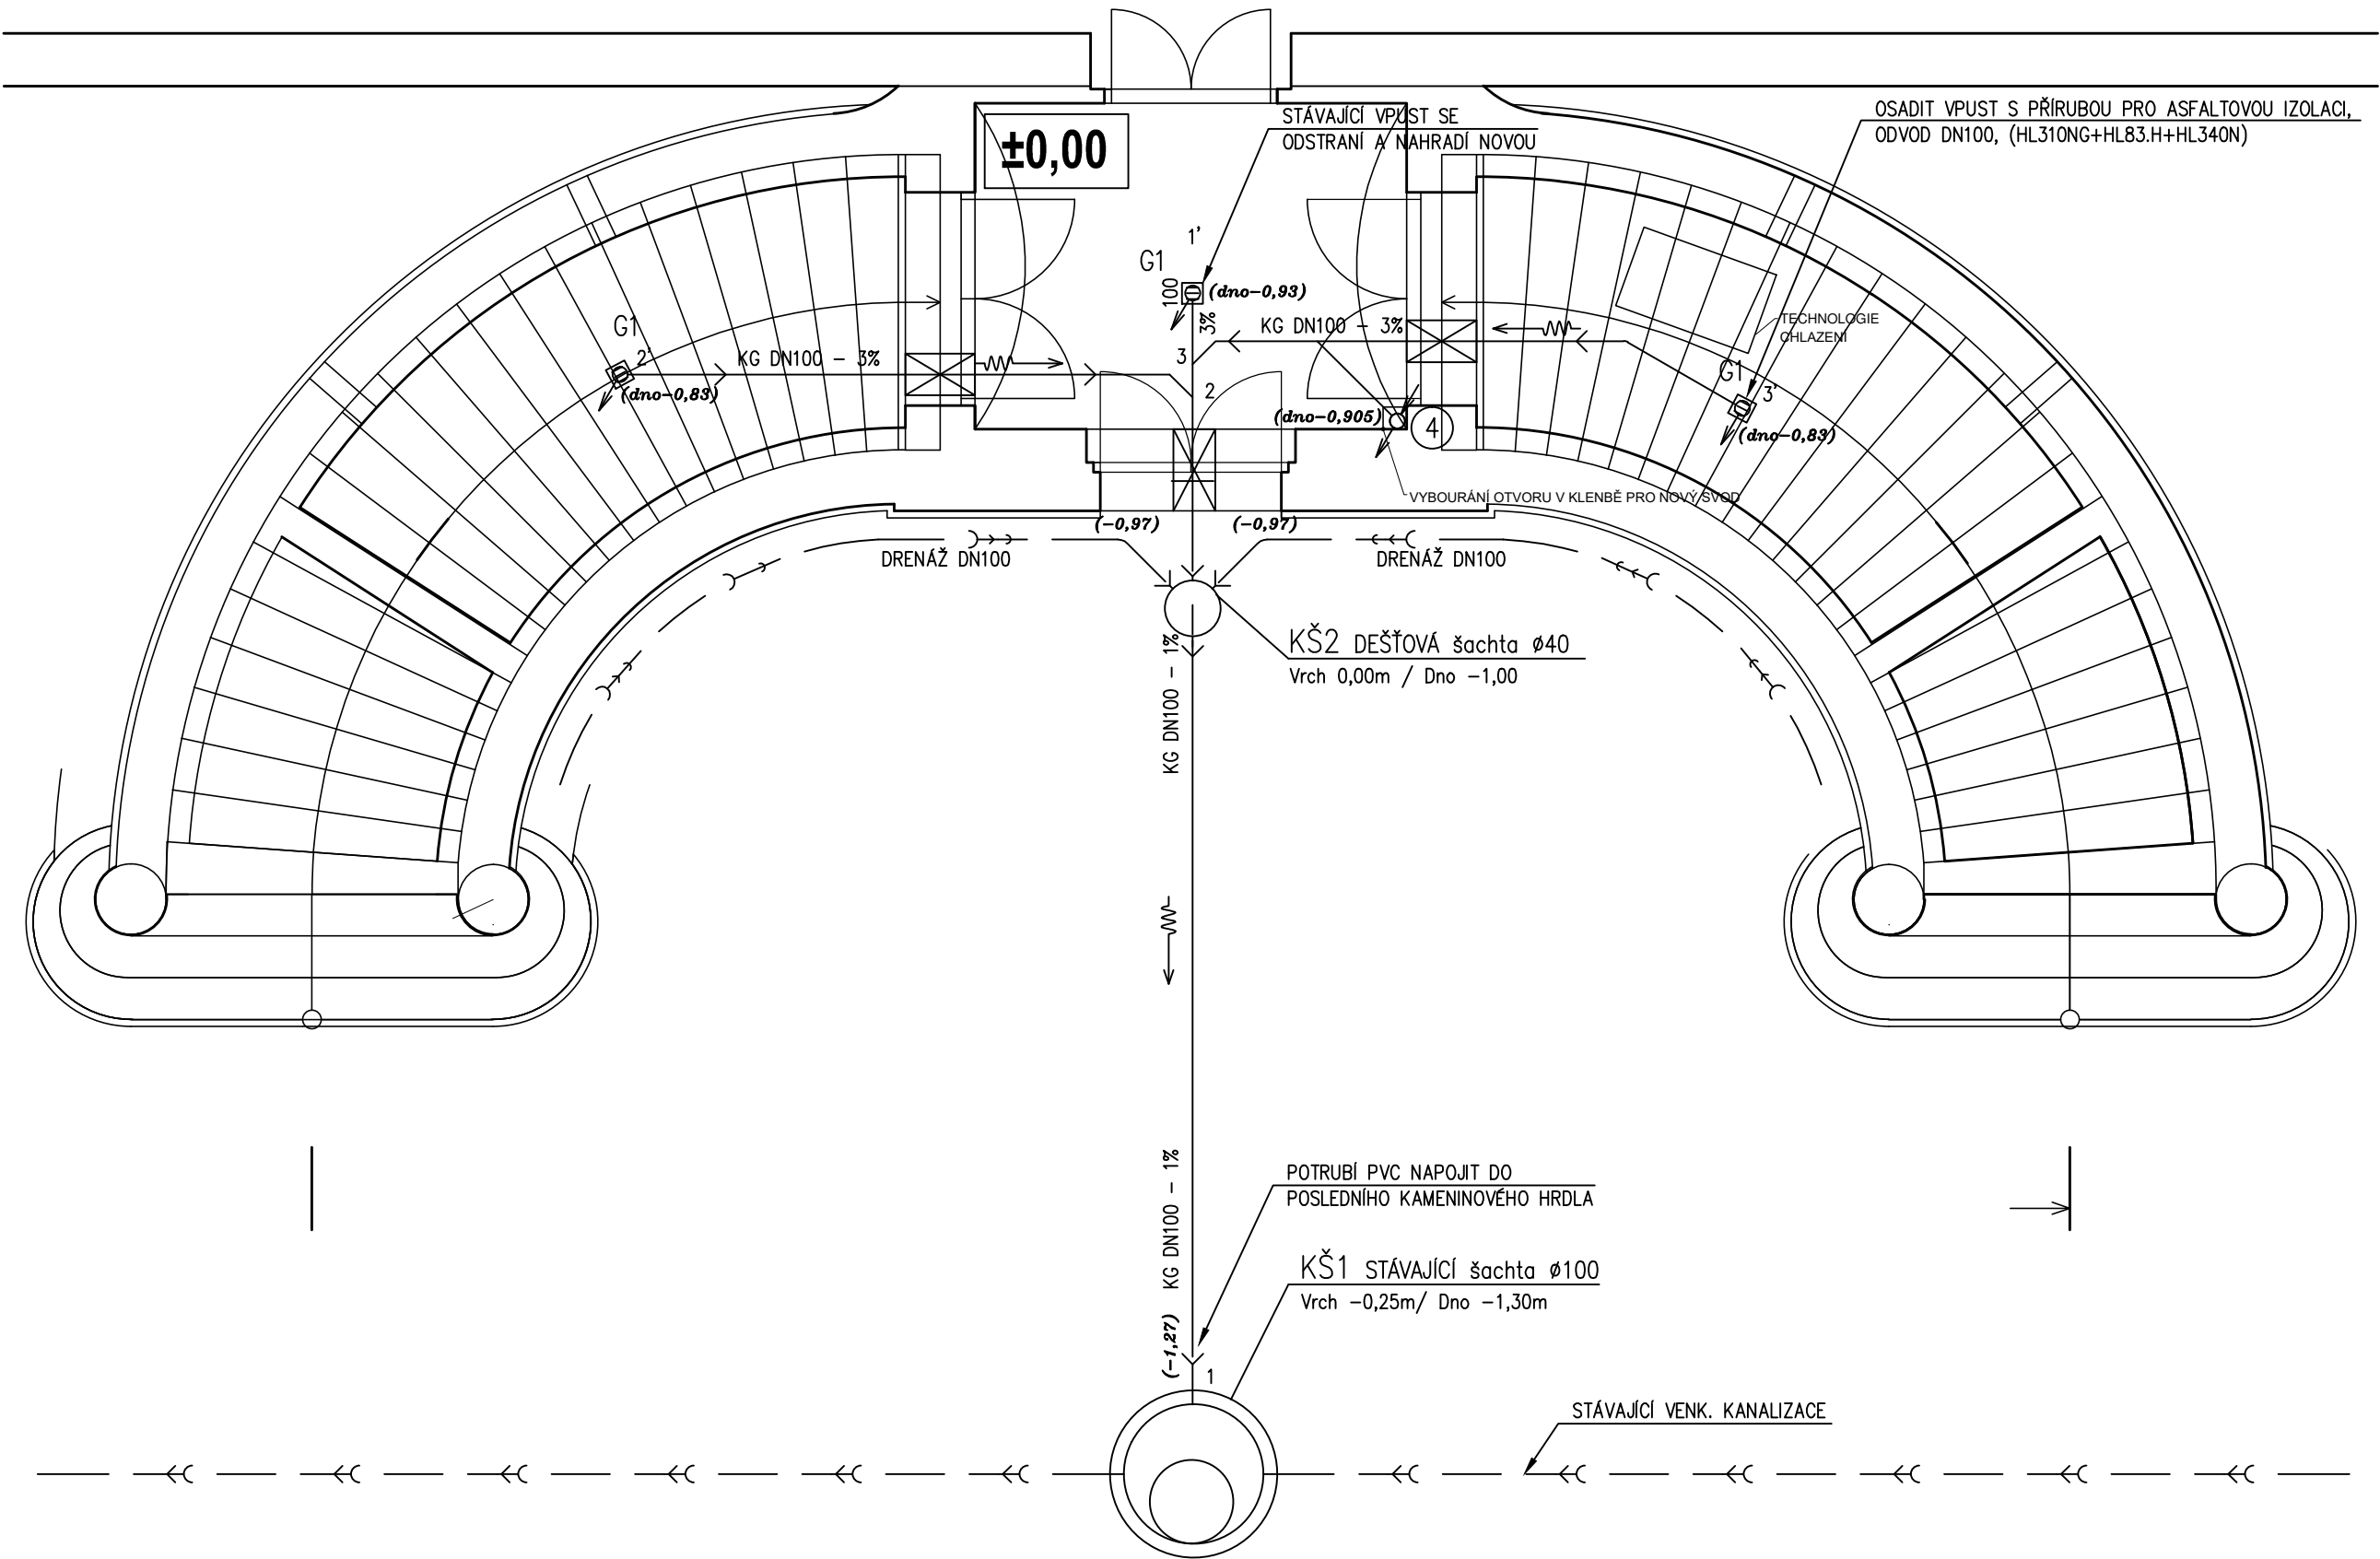



PŮDORYS I - KANALIZACE+DRENÁŽ

MĚŘÍTKO 1:50

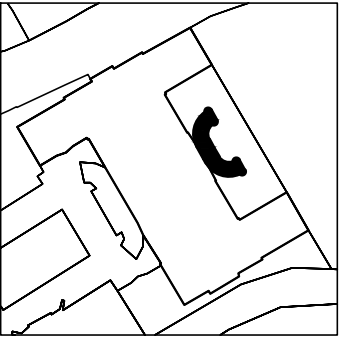

LEGENDA POTRUBÍ:

- KANALIZACE V PODLAZE
- KANALIZAČNÍ POTRUBÍ PŘIPOJOVACÍ
- KANALIZACE ZAVĚŠENÁ
- Stávající DEŠŤOVÁ kanalizace
- DRENÁŽNÍ POTRUBÍ DN100
- NOVÉ ZAŘIZOVACÍ PŘEDMĚTY
- SMĚR SKLONU POTRUBÍ

Generální projektant  CODE, s.r.o. PARDUBICE Computer Design IČO 492 86 960			Zpracovatel části Pardubice, Na Vrtálné 84 tel. 466 053 111, fax 466 053 125		
PROJEKTANT	VYPRACOVAL	VYPRACOVAL	KONTROLOVAL	ČÍSLO ZAKÁZKY	2018/038/600
				POČET FORMÁTŮ	3x A 4
				DATUM	12/2018
INVESTOR	Město Chrudim, Resselovo náměstí 77, 537 16 Chrudim			MĚŘÍTKO	1:50
CHRUDIM CHRUDIMSKÁ BESEDA - OPRAVA ZADNÍHO DVOURAMENNÉHO SCHODIŠTĚ				Jméno souboru	
				Stupeň dokumentace DPS	
Zdravotně technické instalace				Č. KOPIE	Č. PŘÍLOHY
PŮDORYS I - KANALIZACE+DRENÁŽ					D4 4.502