



ŘEZ A - A 1 : 50

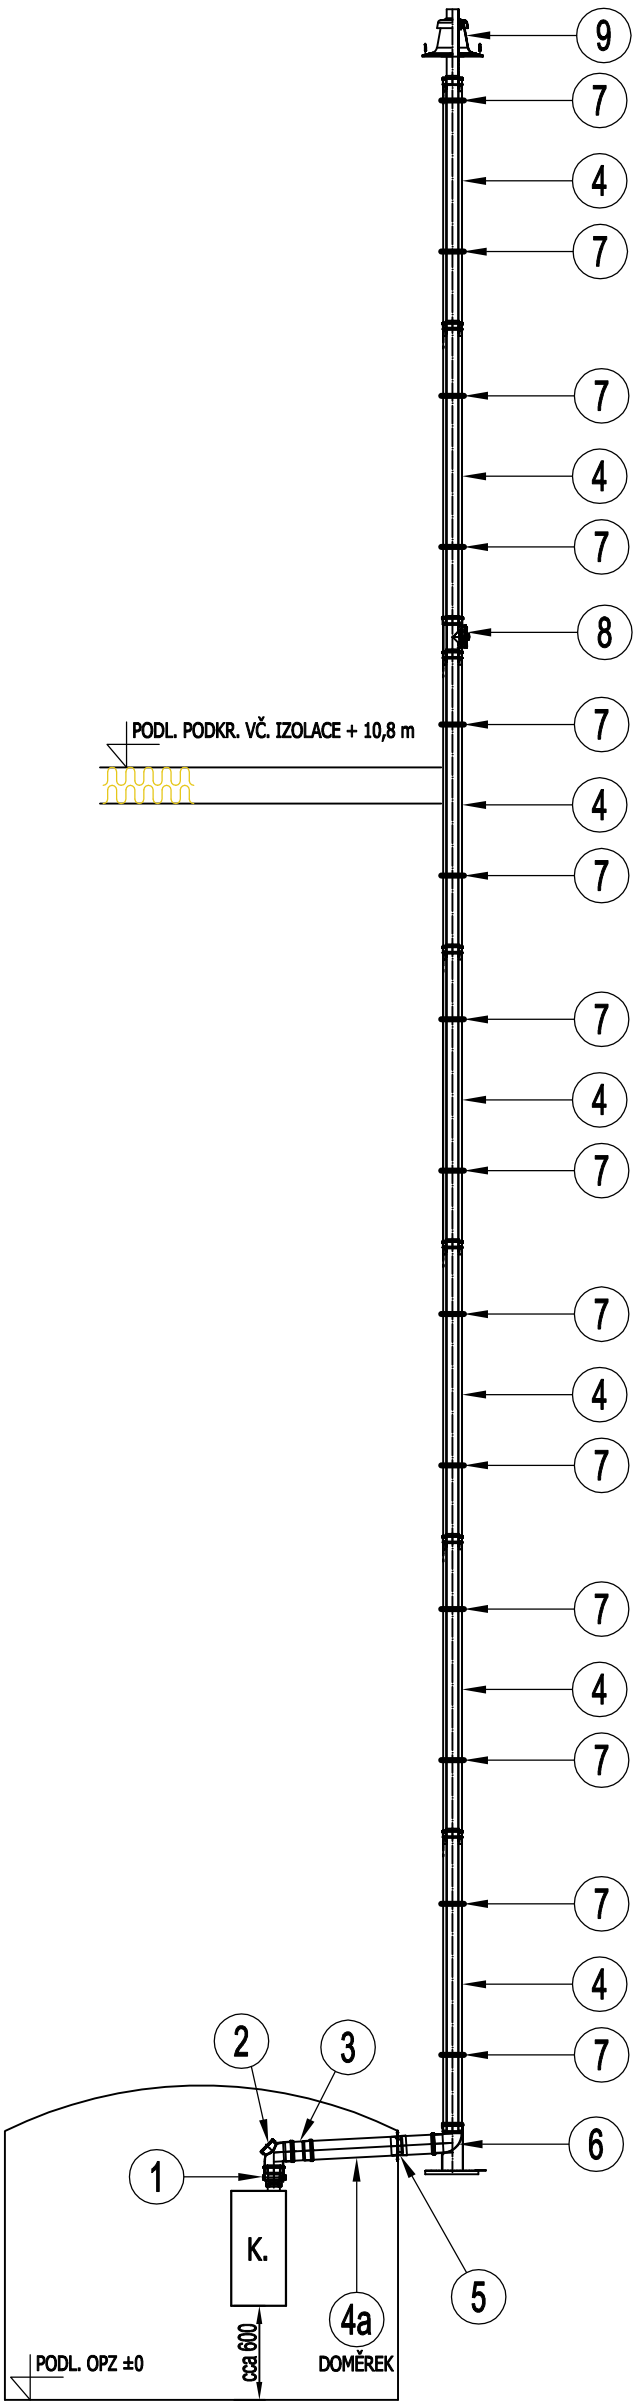

PŮDORYS 1 : 50

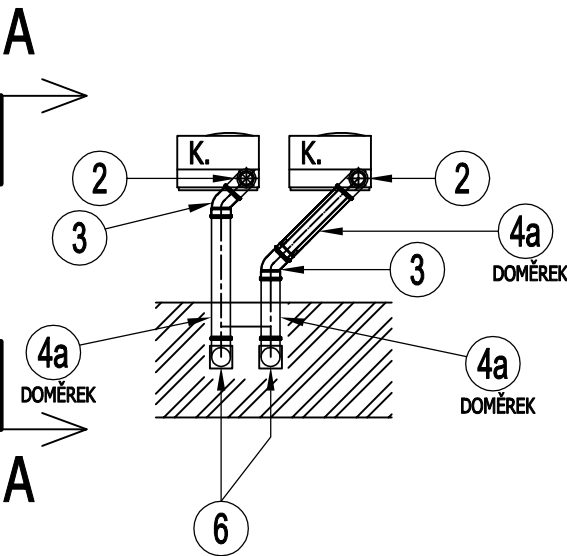

- 1 KOTLOVÝ ADAPTÉR DN125/80 2 ks
- 2 KOLENO S KONTROLNÍM OTVOREM KOAXIÁLNÍ DN125/80 2 ks
- 3 KOLENO KOAXIÁLNÍ DN125/80 x 45° 2 ks
- 4 TRUBKA KOAXIÁLNÍ DN125/80 x 2000 14 ks
- 4a TRUBKA KOAXIÁLNÍ DN125/80 x 1000 3 ks (DOMĚRKY)
- 5 KOMÍNOVÁ ZDĚŘ S KRYTEM DN125 2 ks
- 6 PATNÍ KOLENO S PODPĚROU DN125/80 2 ks
- 7 DISTANČNÍ OBJÍMKA DN125 28 ks
- 8 KONTROLNÍ KUS PŘÍMÝ KOAXIÁLNÍ DN125/80 2 ks
- 9 KOMÍNOVÝ POKLOP DN 80 2 ks

CENTROTERM - PROJEKCE V INVESTIČNÍ VÝSTAVBĚ KAMENEC 11, 534 01 HOLICE ☎ 469 638 324, mob. 776 333 723		
VYPRACOVAL	Vladimír Kohoutek - IČO 162 488 13 - Centroterm spol. s r.o.	MĚŘÍTKO 1 : 50
INVESTOR	MĚSTO CHRUDIM, RESSELOVO NÁMĚSTÍ Č.P. 77, 537 16 CHRUDIM	DATUM 04/2020
STAVBA	VÝMĚNA ZDROJŮ TEPLA V MŠ TOPOL 60	Č. V.
NÁZEV	ODVOD SPALIN	D1.4a / 2.08
ČÁST	STROJNĚ TEPELNÁ	