


PÜDÖRYS 1.P.P. - ÚT 1:60

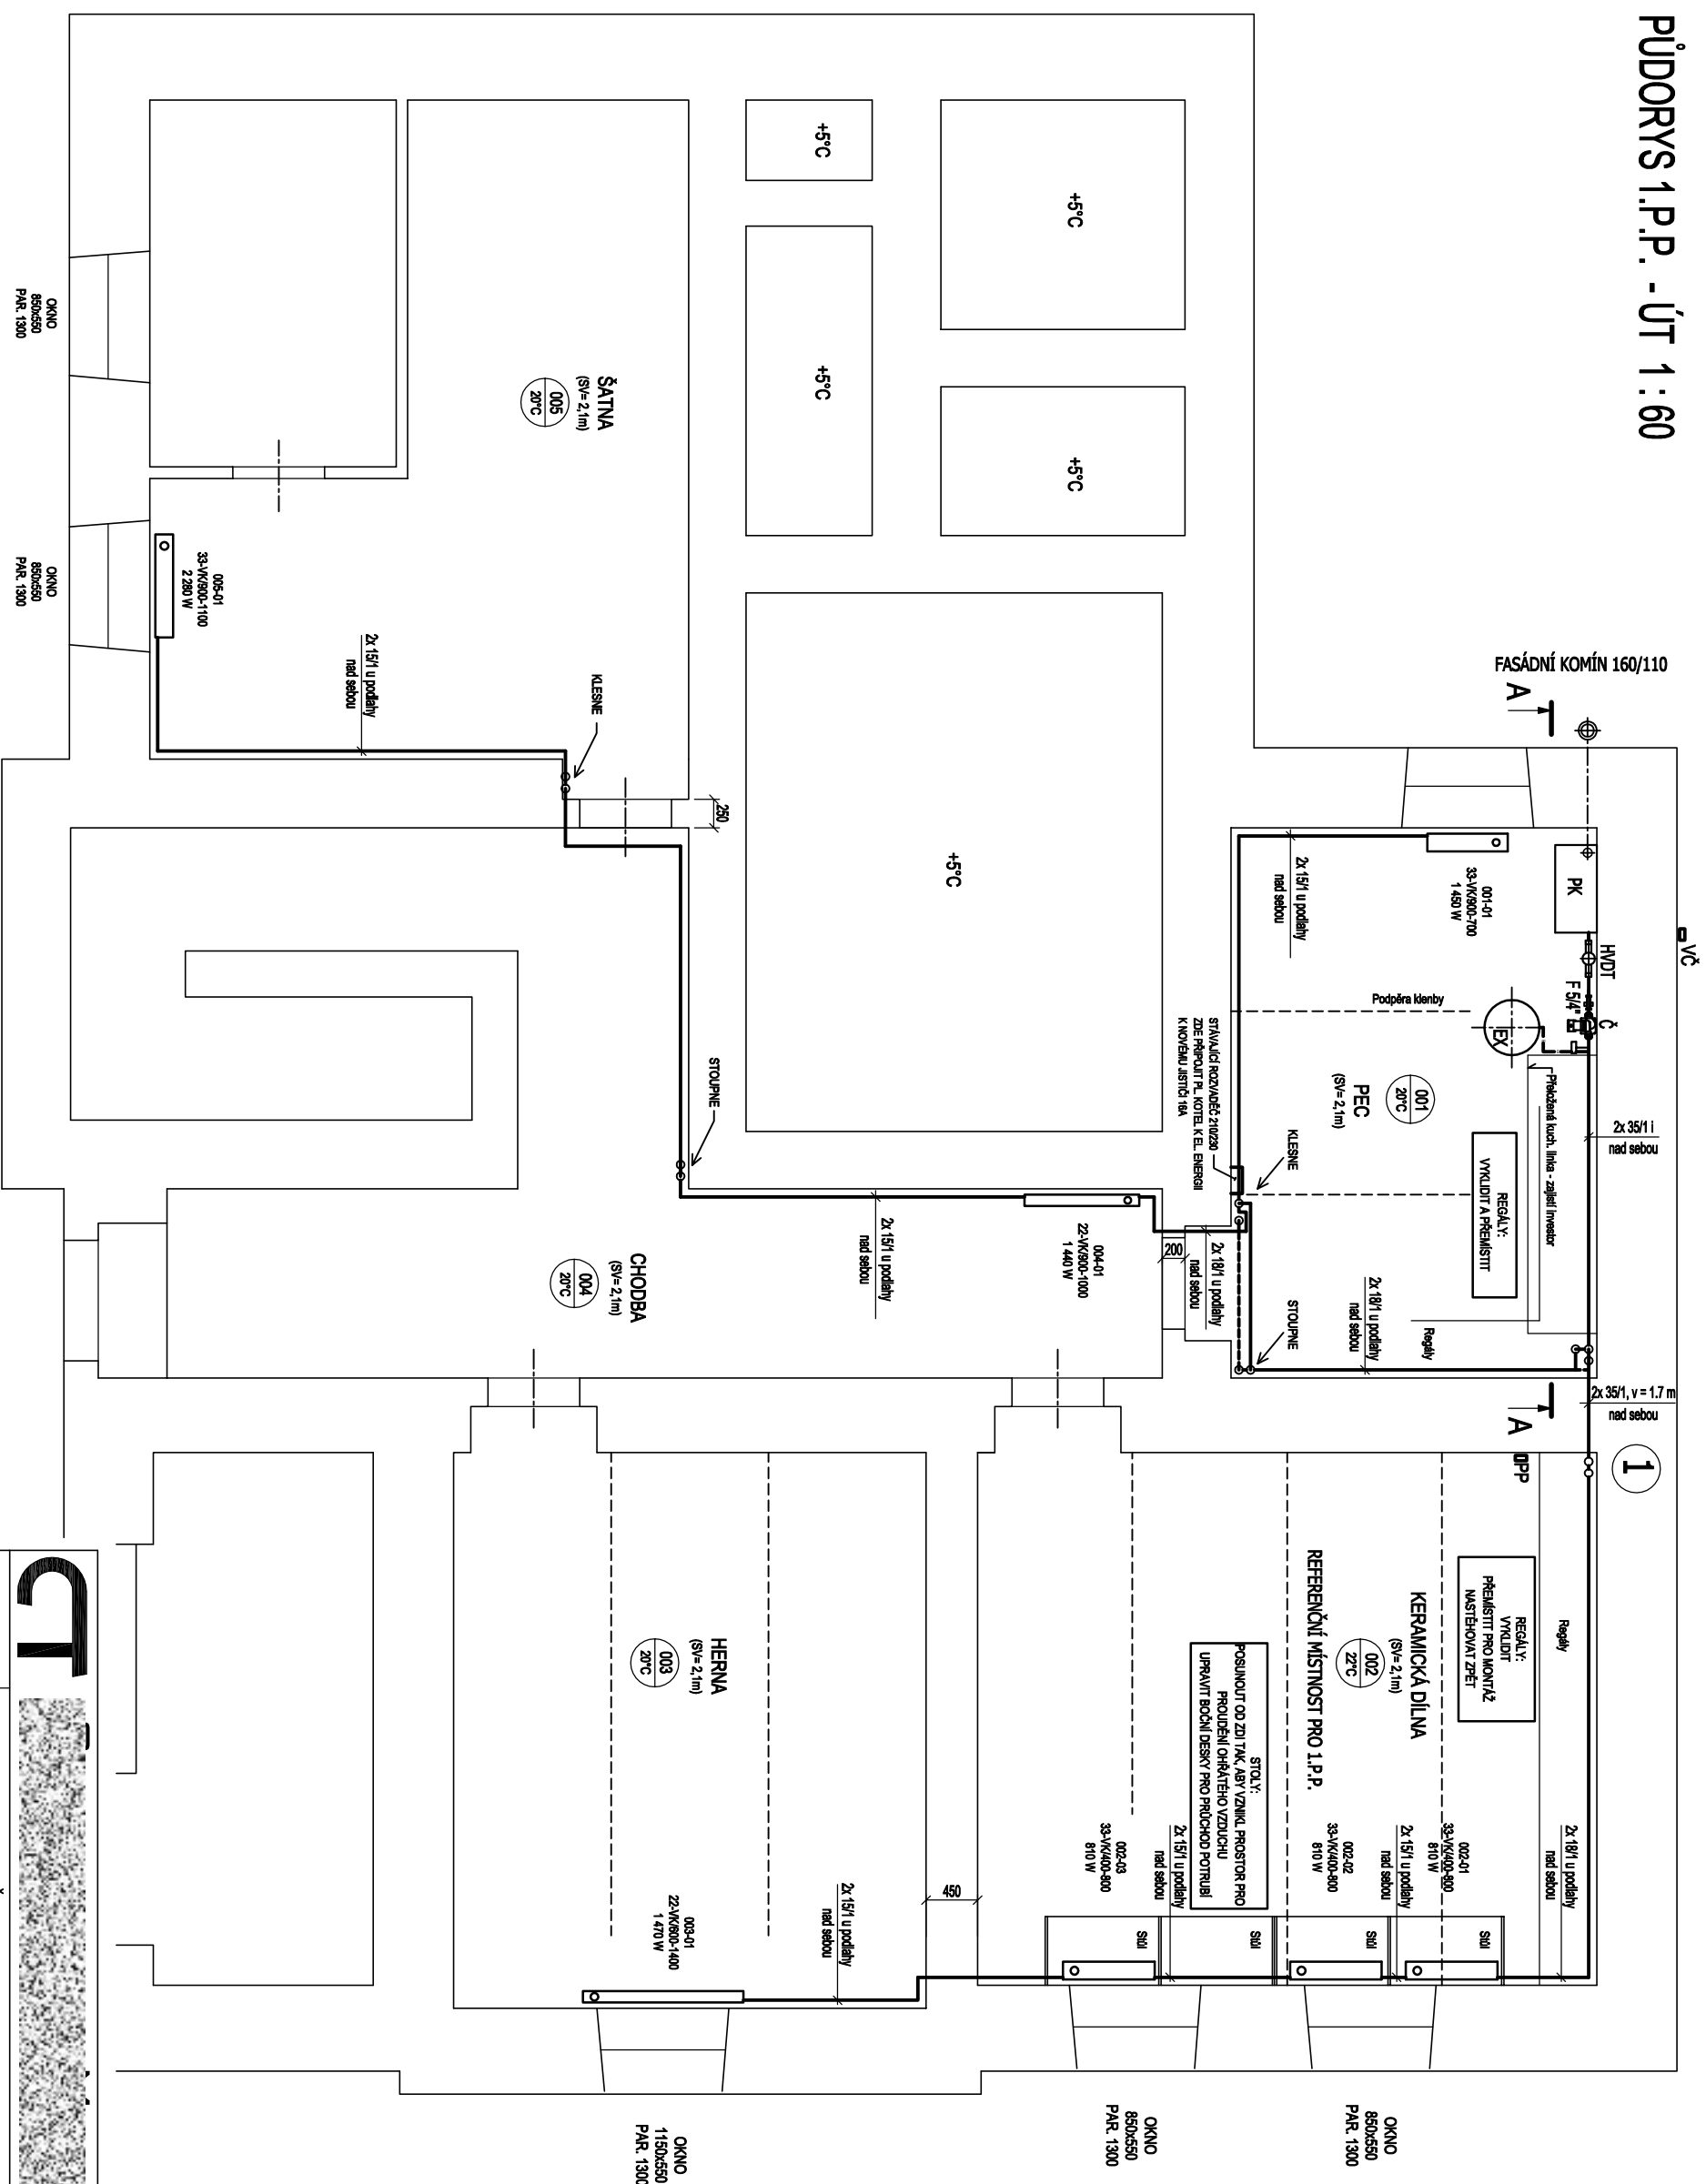

OTOPNÁ TĚLESA BUDOU OPATŘENA TERMOSTAT. HLAVICEMI S VÝJIMKOU REFERENČNÍ MÍSTNOSTI 002, KDE SE OSADÍ RUČNÍ OVLÁDÁNÍ.
PROSTUPY ÚT SVISLÝMI STAV. KONSTRUKCEMI BUDOU OPATŘENY TEPEL. IZOLACÍ MIRELON O TLOUŠŤCE MIN. 10 MM

LEGENDA POTRUBÍ A TECHNOLOGIE - VIZ. VÝKRES D1.4a / 2.04

VYPRACOVAL		Vladimír Kohoutek - IČO 162 488 13 - Centrotech spol. s r.o.
INVESTOR	MĚSTO CHRUDIM, RESSELOVO NÁMĚSTÍ Č.P. 77, 537 16 CHRUDIM	MĚŘÍTKO 1 : 60
STAVBA	VYBUDOVÁNÍ ÚT V BUDOVE DDM CHRUDIM, PALACKÉHO 418, 537 01 CHRUDIM	
NÁZEV	PŮDORYS 1.P.P.	Č. V.
ČÁST	STROJNĚ TEPELNÁ	D1.4a / 2.01