



PUDORYS 1.P.P.

SOUČASNÝ STAV

1:60

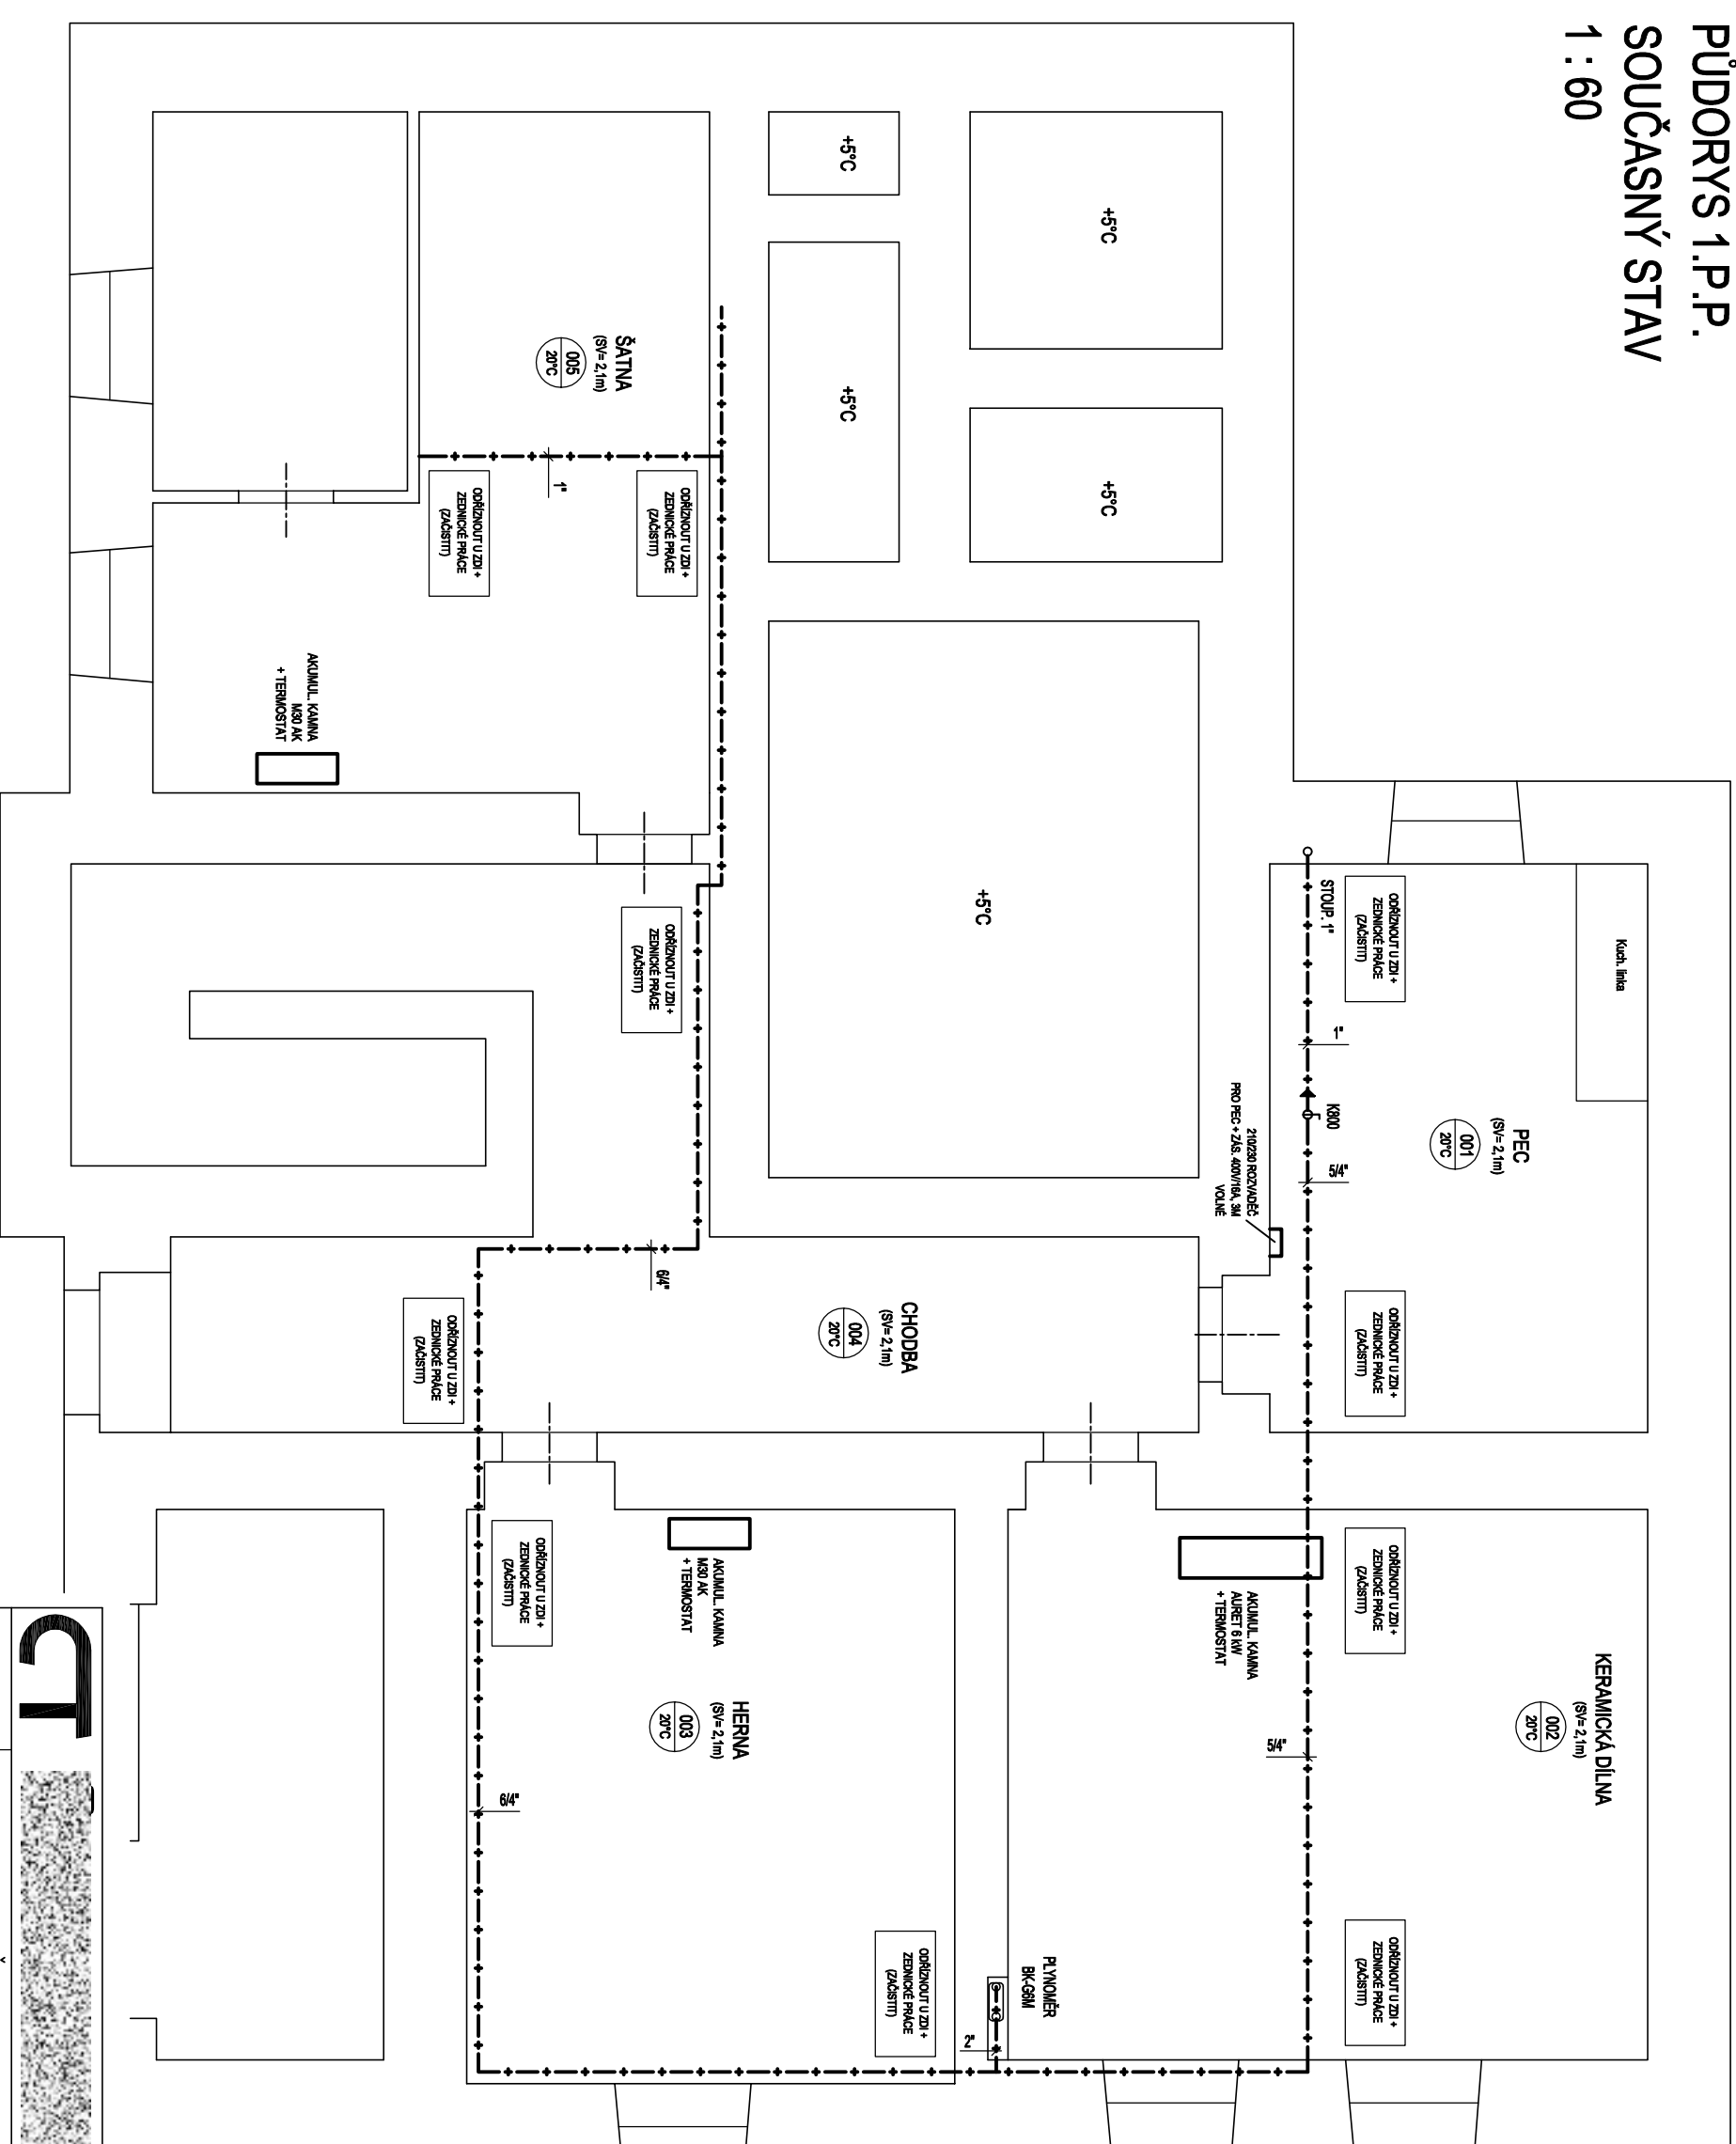

<div style="display: flex; align-items: center;"> <div style="writing-mode: vertical-rl; transform: rotate(180deg); font-size: 48pt; font-weight: bold; margin-right: 10px;">CT</div>  </div>	
VYPRACOVAL	Vladimír Kohoutek - IČO 162 488 13 - Centroterm spol. s r.o.
INVESTOR	MĚSTO CHRUDIM, RESELOVO NÁMĚSTÍ č.p. 77, 537 16 CHRUDIM
STAVBA	VYBUDOVÁNÍ ÚT V BUDOVĚ DDM CHRUDIM, PALACKÉHO 418, 537 01 CHRUDIM
NÁZEV	PŮDORYS 1P.P. - SOUČASNÝ STAV PRO DEMONTÁŽE
ČÁST	STROJNĚTEPELNÁ
<div style="display: flex; justify-content: space-between;"> <div> MĚŘÍTKO 1 : 60 DATUM 01/2018 Č. V. D1.4a / 2.08 </div> </div>	