


PŮDORYS 2.N.P. - ÚT 1:60

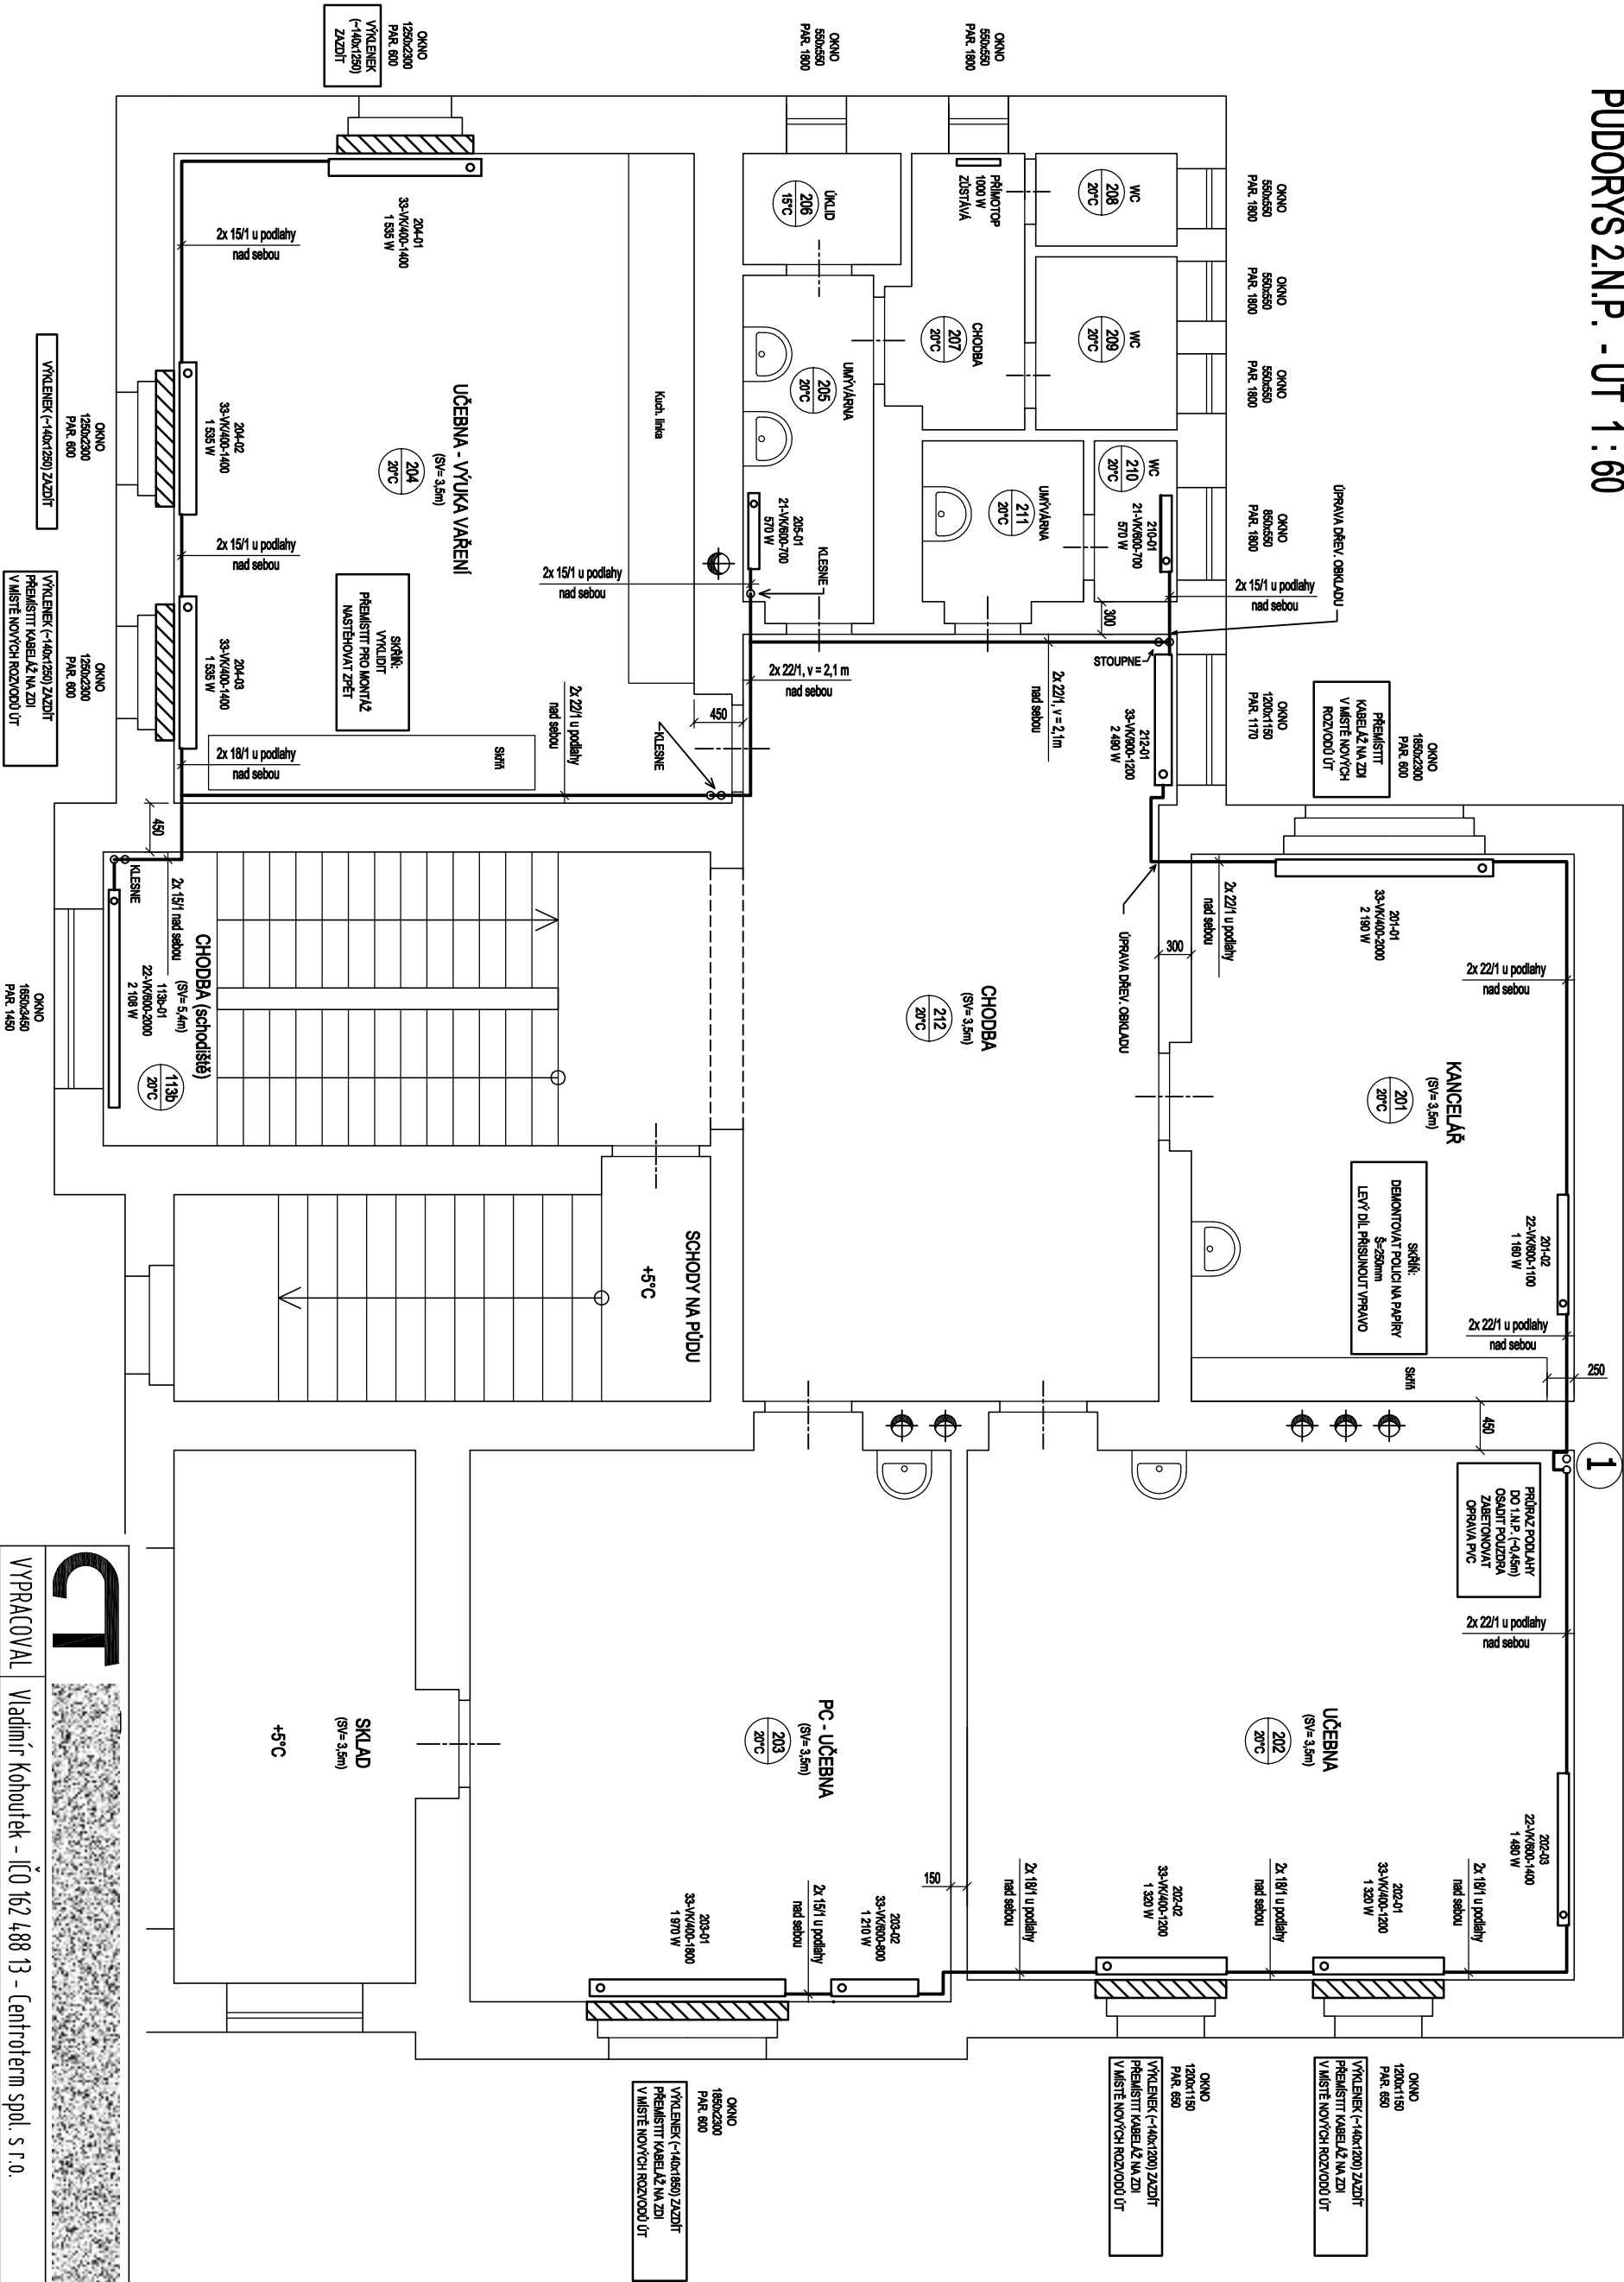

OTOPNÁ TĚLESA BUDOU OPATŘENA TERMOSTAT. HLAVICEMI S VÝJIMKOU REFERENČNÍ MÍSTNOSTI 002, KDE SE OSADÍ RUČNÍ OVLÁDÁNÍ
PROSTUPY ÚT SYSLÝMI STAV. KONSTRUKCEMI BUDOU OPATŘENY TEPEL. IZOLACÍ MIRELON O TLOUŠŤCE MIN. 10 MM
LEGENDA POTRUBÍ A TECHNOLOGIE - VIZ. VÝKRES D1.4a / 2.04

CT		MĚŘÍTKO 1 : 60	
VYPRACOVAL	Vladimír Kohoutek - IČO 162 488 13 - Centroterm spol. s r.o.	DATUM 01/2018	
INVESTOR	MĚSTO CHRUDIM, RESSELOVO NÁMĚSTÍ Č.P. 77, 537 16 CHRUDIM	Č. V. D1.4a / 2.03	
STAVBA	VYBUDOVÁNÍ ÚT V BUDOVĚ DDM CHRUDIM, PALACKÉHO 4/8, 537 01 CHRUDIM		
NÁZEV	PŮDORYS 2.N.P.		
ČÁST	STROJNĚTEPELNÁ		