

Jako majitel st.p.č. 142 v k.ú. Medlešice souhlasím  
s umístěním komunikace dle zákresu na této situaci.  
Tento souhlas slouží pro stavební povolení.

Martin Kopp, Medlešice 130, 538 31 Chrudim

Dne 6.9.2020

Podpis

#### LEGENDA PLOCH :

	KOMUNIKACE - BET. DLAŽBA KROSO - 845m <sup>2</sup>
	NEPOJÍŽDĚNÁ PLOCHA - ZÁMK. DL. ŠEDÁ TL. 60mm - 2m <sup>2</sup>
	SJEZDY - ZÁMK. DL. ŠEDÁ TL. 80mm - 48,5m <sup>2</sup>
	KAČÍREK - PRANÉ KAMENIVO - 189m <sup>2</sup>
	STÁV. KAM. DLAŽBA - PŘEDLÁŽDĚNO - 39m <sup>2</sup>
	STÁV. KAM. DLAŽBA - PONECHÁNO - 10m <sup>2</sup>
	VAROVNÝ PÁS š.=40cm ZE ZÁMK. DLAŽBY PROFILOVANÉ, BARVA BČERVENÁ - 3,5m <sup>2</sup>
	Σ OPRAV. ZPEV. PLOCH BEZ OBRUBNÍKŮ - 938m <sup>2</sup>

#### LEGENDA SÍTÍ :

	VODOVOD
	KANALIZACE
	PLYNOVOD
	NADZEMNÍ VEDENÍ NN
	KABEL. VEDENÍ NN
	VEŘEJNÉ OSVĚTLENÍ


#### NAVRŽENÉ OBJEKTY:

	CHRÁNIČKA
--	-----------

**POZNÁMKA :**  
PODZEMNÍ VEDENÍ JSOU ZAKRESLENY POUZE ORIENTAČNĚ !!!

Investor :	Město Chrudim Resselovo náměstí 77, 537 01 Chrudim IČO : 00270211	Vypracoval :	Ing. J. Bureš	Ing. J. Bureš 538 61 Kočí 178 Tel. : 602 156 481 Email. : jar.bures@tiscali.cz
Akce :	<b>MEDLEŠICE - SPLAŠKOVÉ KANALIZACE D1.3 SO 03 - KOMUNIKACE</b>			Datum 06/2019 Měřítko 1:275
Výkres :	<b>SITUACE</b>			<b>2.</b>



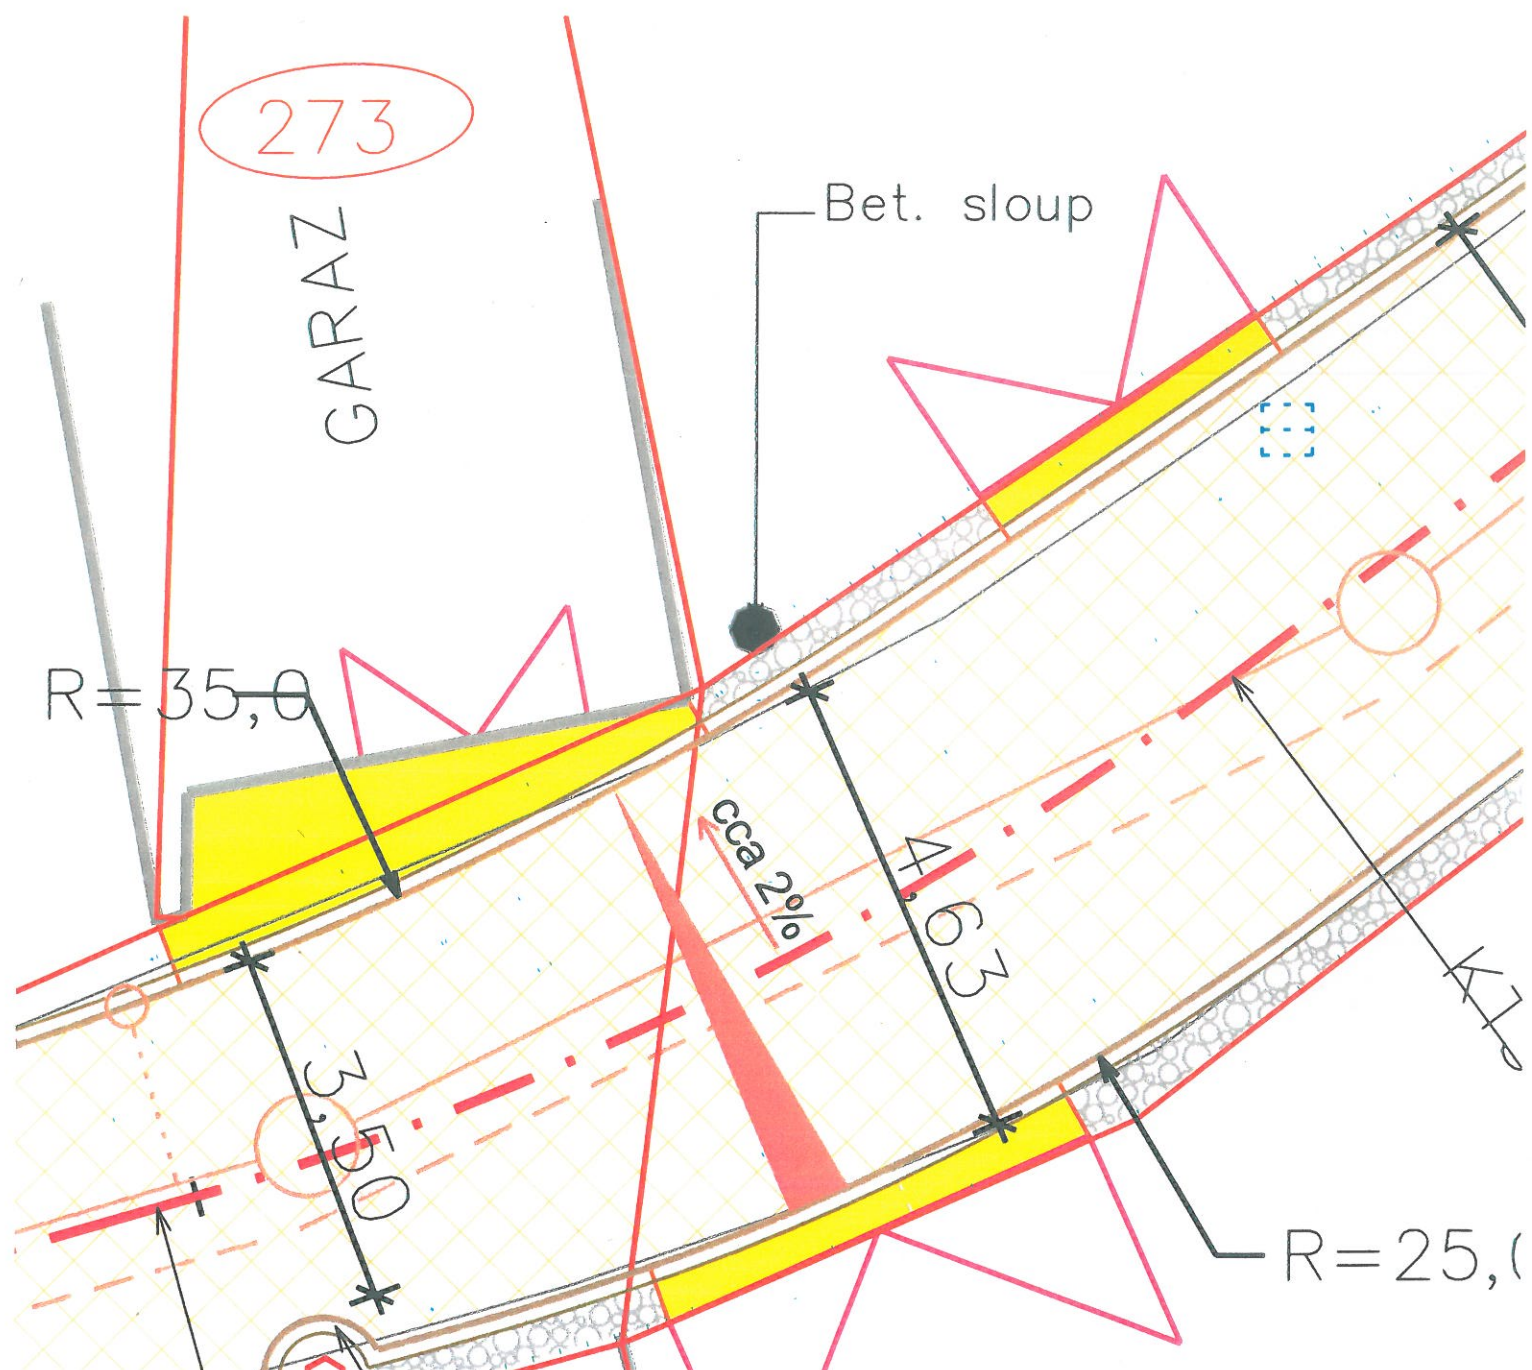

Jako majitel st.p.č. 273 v k.ú. Medlešice souhlasím  
s umístěním komunikace dle zákresu na této situaci.  
Tento souhlas slouží pro stavební povolení.

Hromek Pavel, Medlešice 158, 538 31 Chrudim

Dne 14. 8. 2020

Podpis

#### LEGENDA PLOCH :

	KOMUNIKACE - BET. DLAŽBA KROSO - 845m <sup>2</sup>
	NEPOJÍŽDĚNÁ PLOCHA - ZÁMK. DL. ŠEDÁ TL. 60mm - 2m <sup>2</sup>
	SJEZDY - ZÁMK. DL. ŠEDÁ TL. 80mm - 48,5m <sup>2</sup>
	KAČÍREK - PRANÉ KAMENIVO - 189m <sup>2</sup>
	STÁV. KAM. DLAŽBA - PŘEDLÁŽDĚNO - 39m <sup>2</sup>
	STÁV. KAM. DLAŽBA - PONECHÁNO - 10m <sup>2</sup>
	VAROVNÝ PÁS š.=40cm ZE ZÁMK. DLAŽBY PROFILOVANÉ, BARVA BČERVENÁ - 3,5m <sup>2</sup>
	Σ OPRAV. ZPEV. PLOCH BEZ OBRUBNÍKŮ - 938m <sup>2</sup>

#### LEGENDA SÍTÍ :

	VODOVOD
	KANALIZACE
	PLYNOVOD
	NADZEMNÍ VEDENÍ NN
	KABEL. VEDENÍ NN
	VEŘEJNÉ OSVĚTLENÍ

#### NAVRŽENÉ OBJEKTY:


	CHRÁNIČKA
--	-----------

#### POZNÁMKA :

PODZEMNÍ VEDENÍ JSOU ZAKRESLENY POUZE ORIENTAČNĚ !!!

Investor :	Město Chrudim Resselovo náměstí 77, 537 01 Chrudim IČO : 00270211	Vypracoval :	Ing. J. Bureš	Ing. J. Bureš 538 61 Kočí 178 Tel.: 602 156 481 E-mail: jar.bures@iscali.cz
Akce :	<b>MEDLEŠICE - SPLAŠKOVÉ KANALIZACE</b> <b>D1.3 SO 03 - KOMUNIKACE</b>			Datum : 06/2019
Výkres :	<b>SITUACE</b>			Měřítko : 1:275
				<b>2.</b>



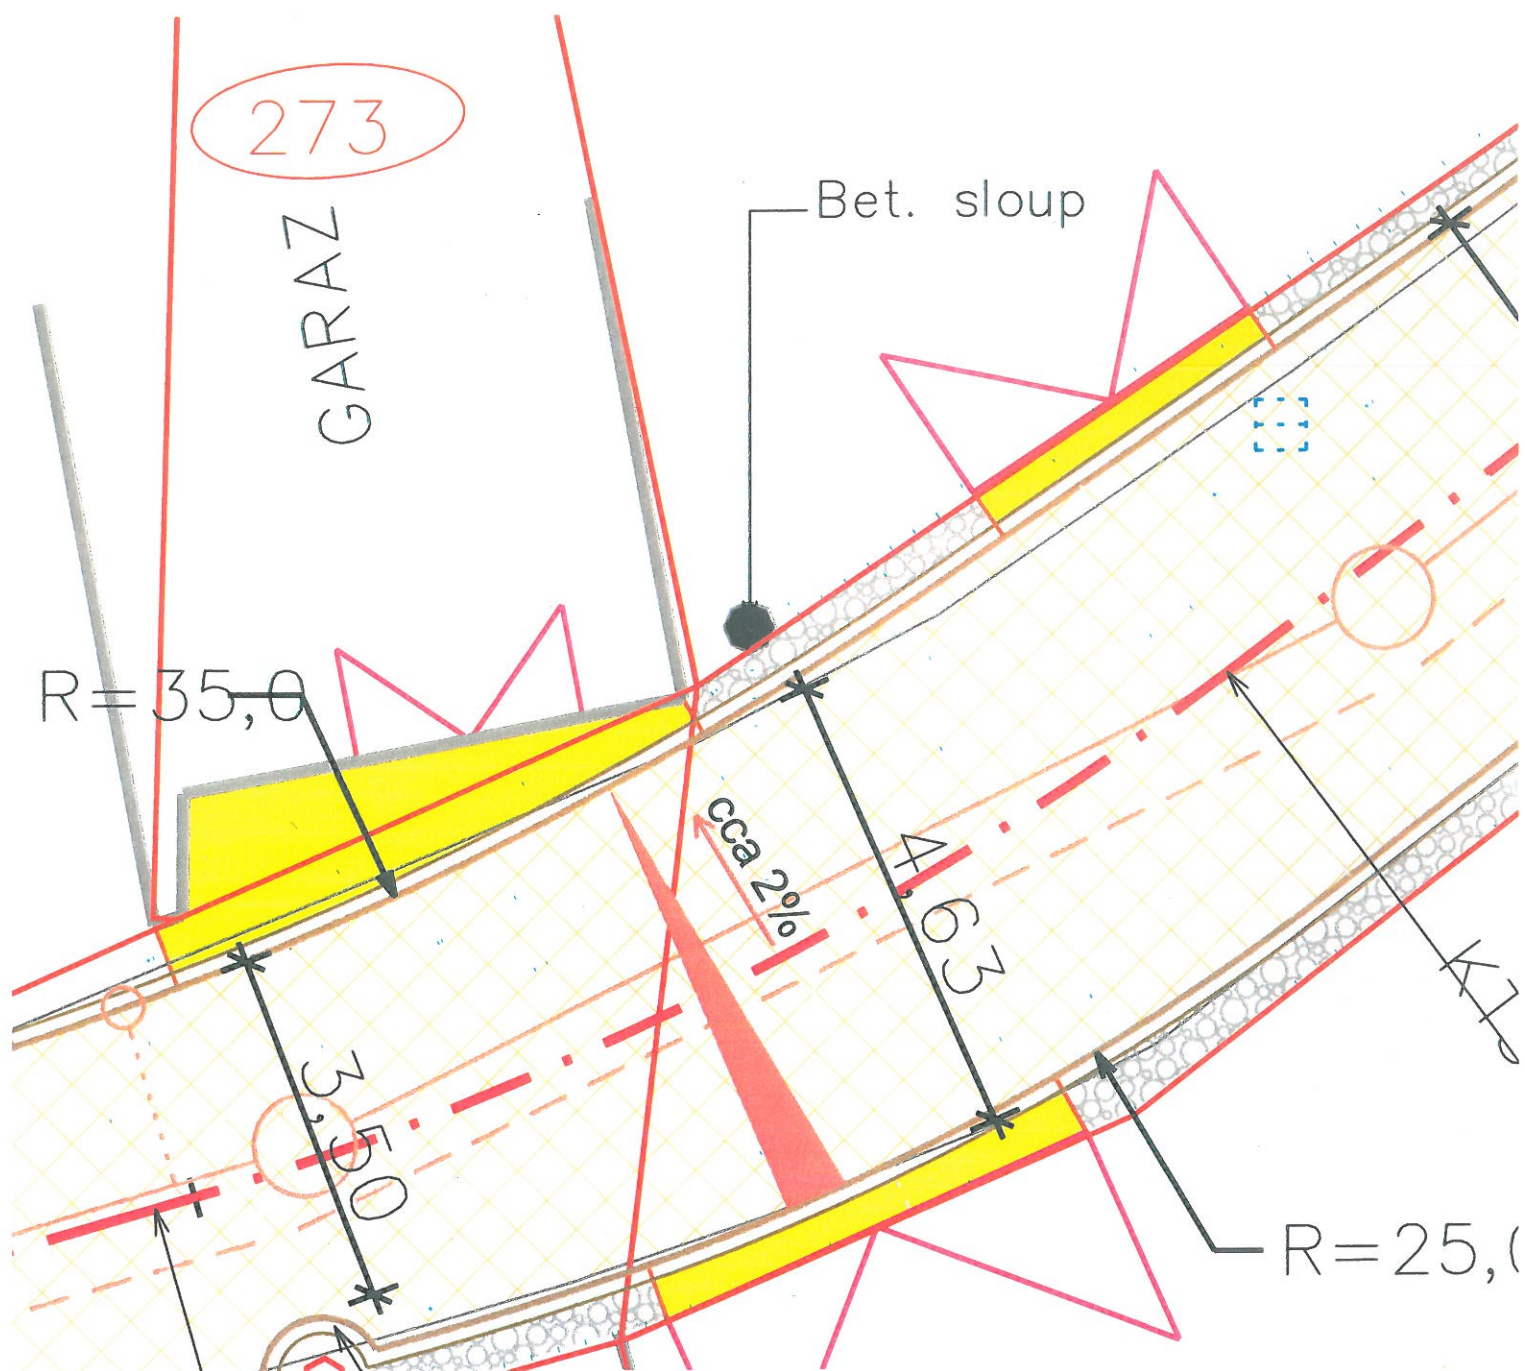

Jako majitel st.p.č. 273 v k.ú. Medlešice souhlasím  
s umístěním komunikace dle zákresu na této situaci.  
Tento souhlas slouží pro stavební povolení.

Hromková Věra, Medlešice 158, 538 31 Chrudim

Dne 14.8.2020

Podpis J. L. Věra

#### LEGENDA PLOCH :

	KOMUNIKACE - BET. DLAŽBA KROSO - 845m <sup>2</sup>
	NEPOJÍŽDĚNÁ PLOCHA - ZÁMK. DL. ŠEDÁ TL. 60mm - 2m <sup>2</sup>
	SJEZDY - ZÁMK. DL. ŠEDÁ TL. 80mm - 48,5m <sup>2</sup>
	KAČÍREK - PRANÉ KAMENIVO - 189m <sup>2</sup>
	STÁV. KAM. DLAŽBA - PŘEDLÁŽDĚNO - 39m <sup>2</sup>
	STÁV. KAM. DLAŽBA - PONECHÁNO - 10m <sup>2</sup>
	VAROVNÝ PÁS š.=40cm ZE ZÁMK. DLAŽBY PROFILOVANÉ, BARVA BČERVENÁ - 3,5m <sup>2</sup>
	Σ OPRAV. ZPEV. PLOCH BEZ OBRUBNÍKŮ - 938m <sup>2</sup>

#### LEGENDA SÍTÍ :

	VODOVOD
	KANALIZACE
	PLYNOVOD
	NADZEMNÍ VEDENÍ NN
	KABEL. VEDENÍ NN
	VEŘEJNÉ OSVĚTLENÍ

#### NAVRŽENÉ OBJEKTY:

	CHRÁNIČKA
--	-----------

POZNÁMKA :  
PODZEMNÍ VEDENÍ JSOU ZAKRESLENY POUZE ORIENTAČNĚ !!!

Investor :	Město Chrudim Resselovo náměstí 77, 537 01 Chrudim IČO : 00270211	Vypracoval :	Ing. J. Bureš	Ing. J. Bureš 538 61 Kočí 178 Tel.: 602 156 481 E-mail.: jar.bures@scs.cz
Akce :	MEDLEŠICE - SPLAŠKOVÉ KANALIZACE D1.3 SO 03 - KOMUNIKACE			Datum 06/2019
Výkres :	SITUACE			Měřítko: 1:275
				2.



