




LEGENDA:

- TJ-1 - sanačně-monitorovací HG objekt
- T-13 - monitorovací HG objekt

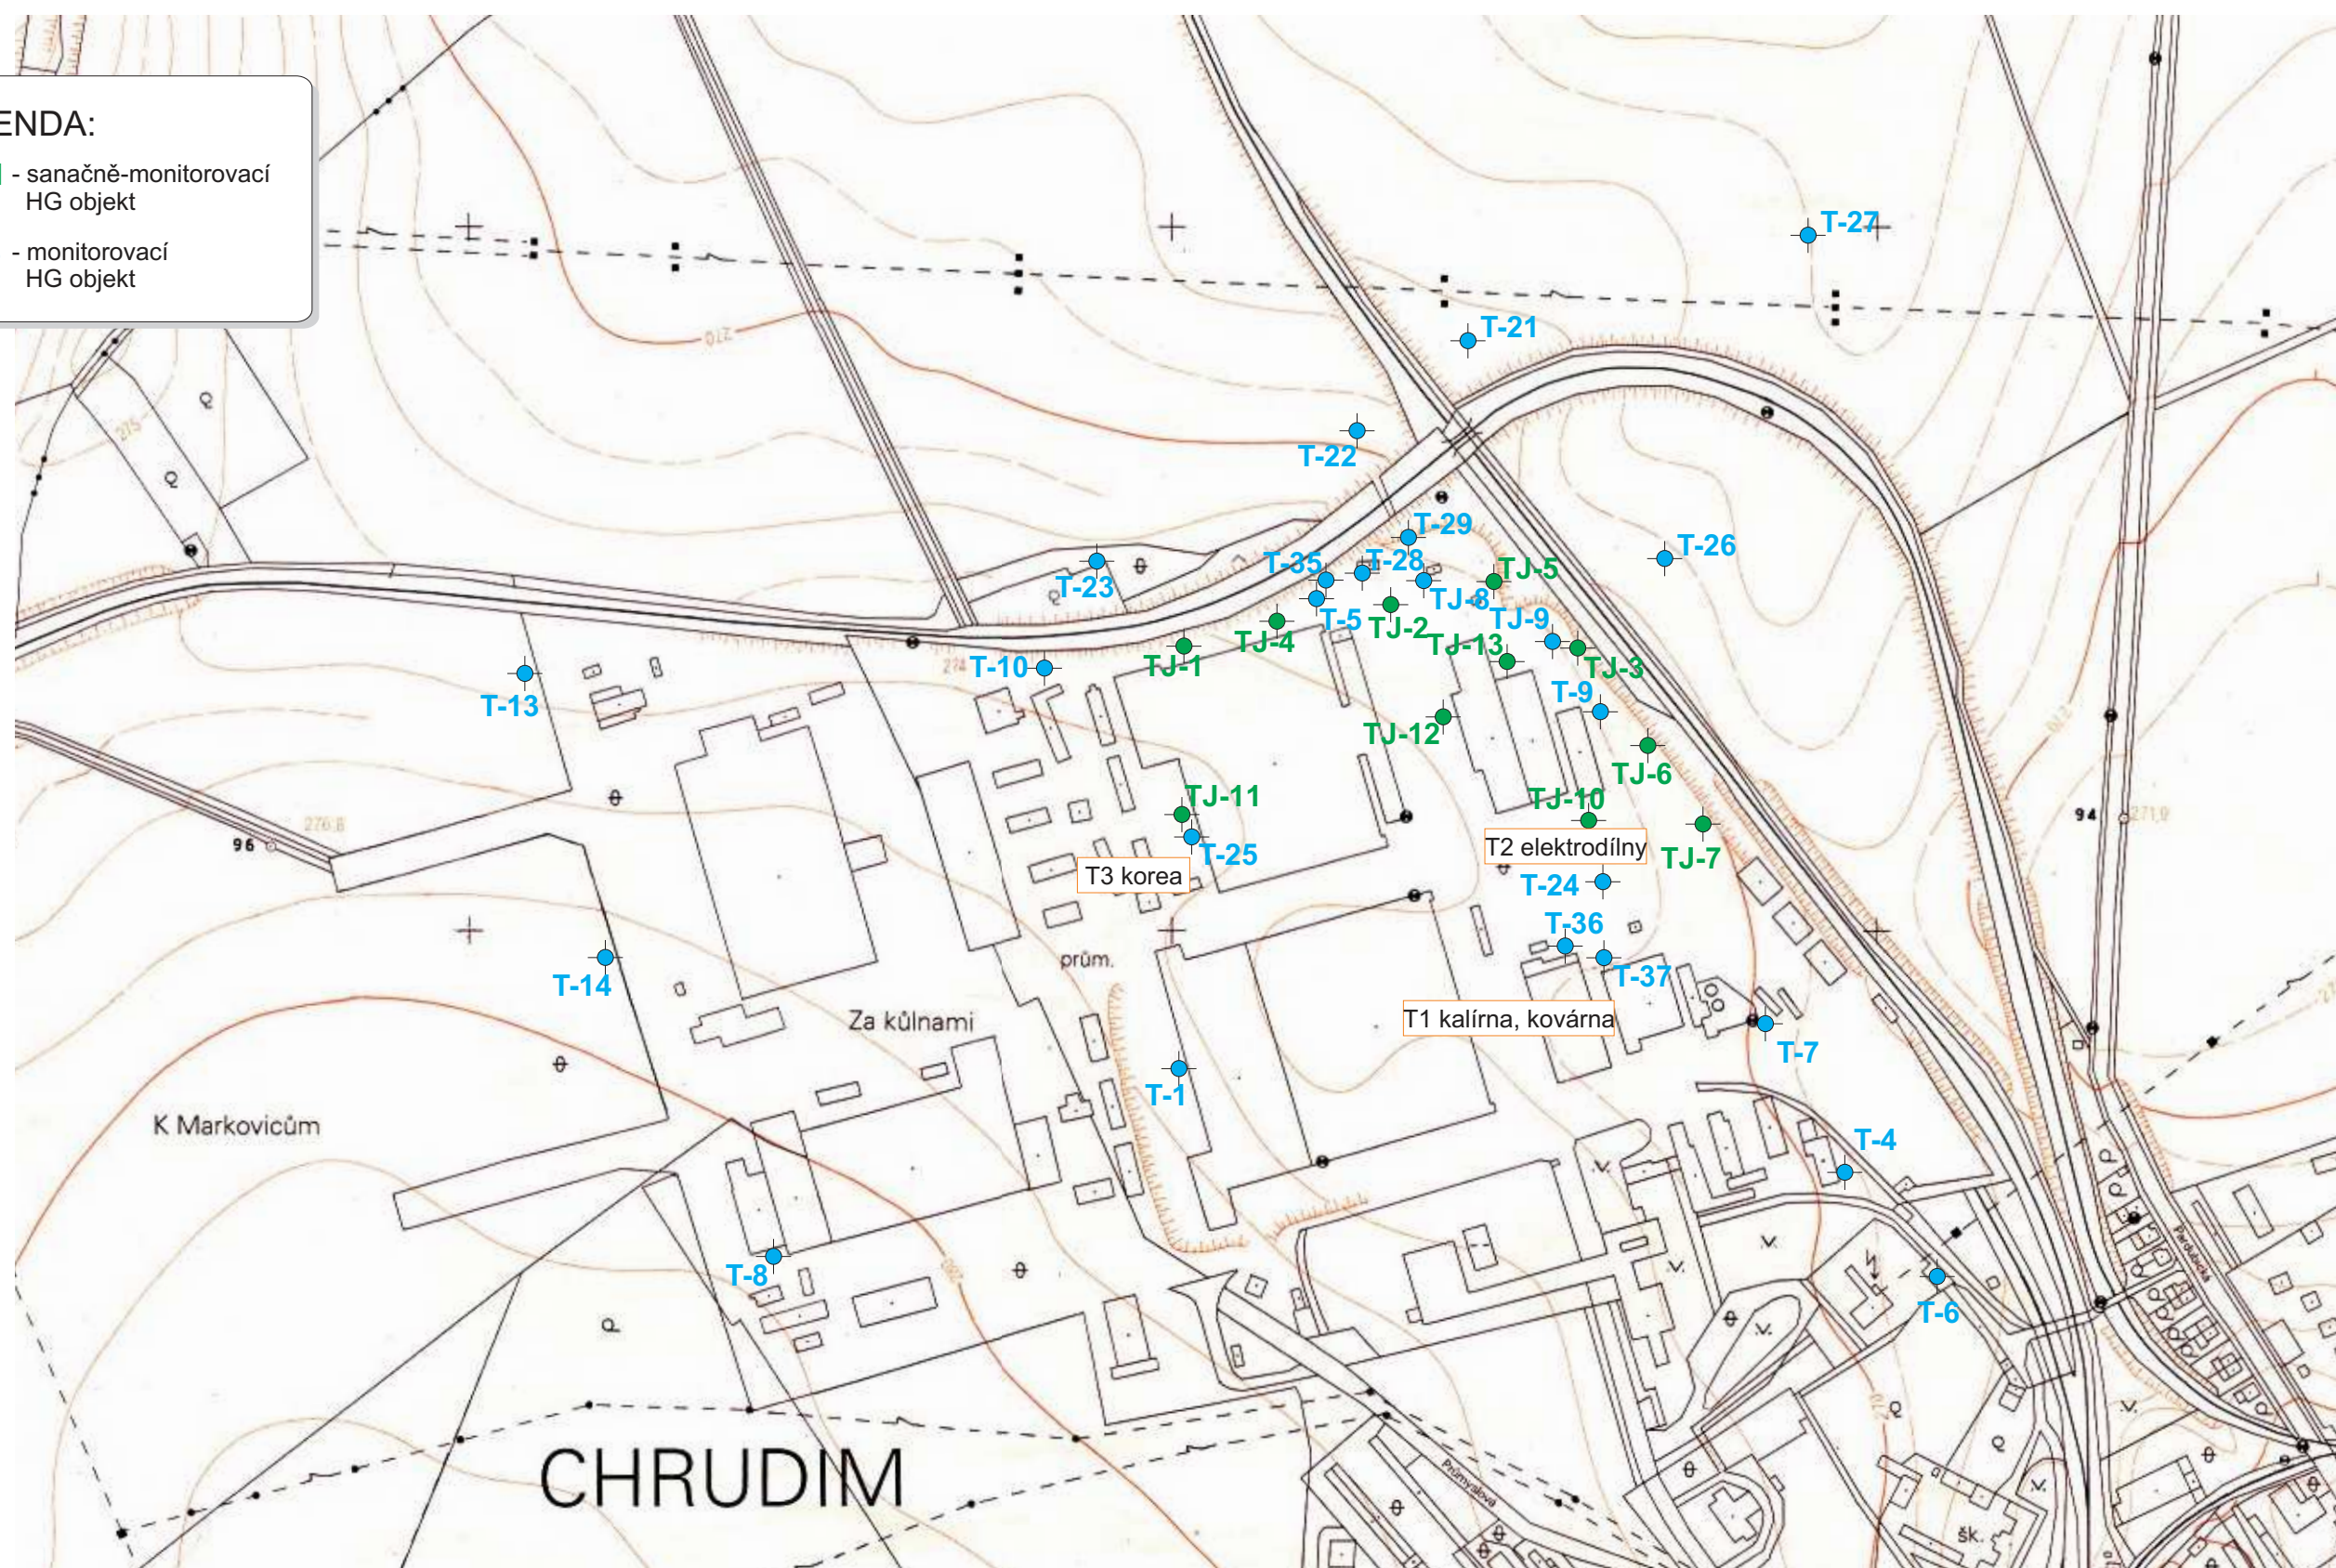

Podklad digitalizován ze Státní mapy Odvozené, list Pardubice 9-4, měřítko 1 : 5000
Vydal Český úřad zeměměřičský a katastrální, zpracoval Katastrální úřad v Pardubicích

AKCE:

**Aktualizace analýzy rizika po provedení sanace podzemních vod
na lokalitě bývalého s.p. Transporta Chrudim – nový závod a okolí**
Projektová dokumentace (2017) - aktualizace 2020

Areál bývalého s.p. Transporta, nový závod - situace hydrogeologických objektů (vrtů) projektem uvažovaných k odstranění