


TYPOVÝ ŘEZ ZPEVNĚNÉ PLOCHY  
 V NÁVAZNOSTI NA FASÁDU V ÚROVNI 1.NP  
 - ul. ROOSEVELTOVÁ, PALACKÉHO

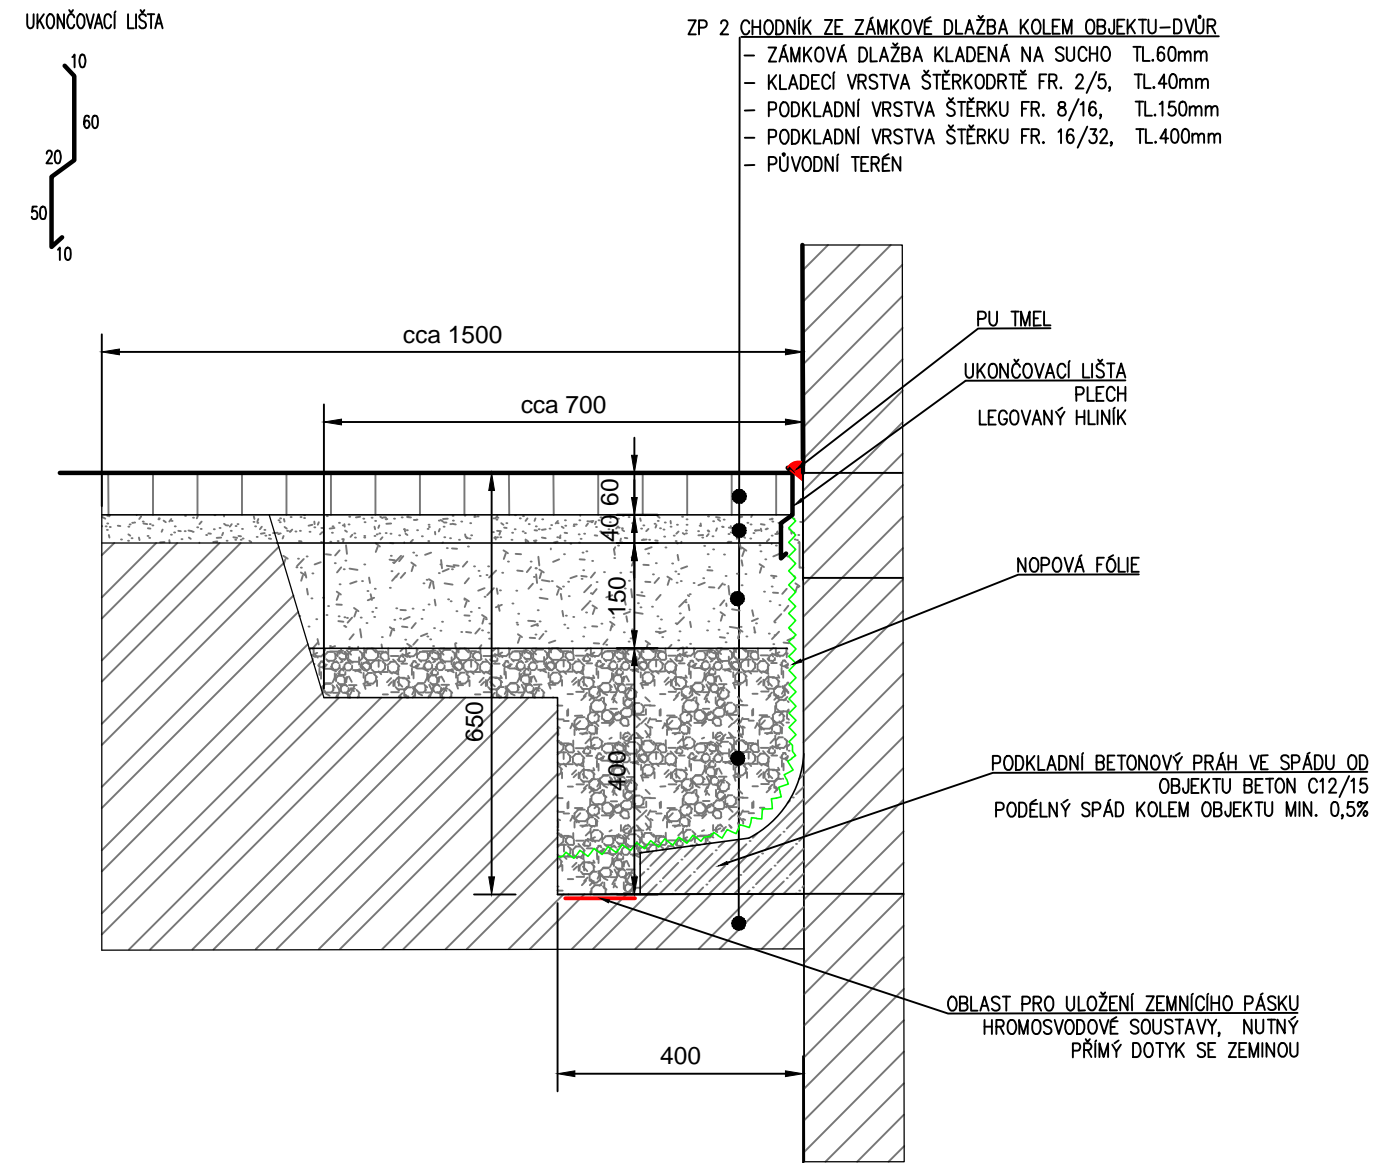

HLAVNÍ PROJEKTANT	VYPRACOVAL	AUTORIZOVANÝ ING.
Ing.Patrik Boguaj	Ing.Š.Horáková	Ing.Patrik Boguaj
KATASTRÁLNÍ ÚZEMÍ: Chrudim	STAVEBNÍ ÚŘAD: Chrudim	
INVESTOR: Město Chrudim, Resselovo nám.77, 537 16 Chrudim I		
NÁZEV AKCE:		
<b>Rekonstrukce elektroinstalace, č.p.490, Chrudim Hromosvodová soustava</b>		
ČÁST PD : <b>Elektroinstalace</b>		
STUPEŇ PD: Dokumentace pro provádění stavby		
NÁZEV VÝKRESU:		
<b>DETAIL SOKLU_ ULIČNÍ ČÁST</b>		

Zpracovatel části PD:



ZAKÁZKOVÉ ČÍSLO : XX

ARCHIVNÍ ČÍSLO : 02/2025

DATUM : březen 2025

FORMÁT: A4

MĚŘÍTKO:

**1:10**

ČÁST PD:

**D1.1.2.**

OZNAČENÍ:

**05**