



OCHRANNÉ PODCHOZÍ LEŠENÍ
ULICE ROOSEVELTOVA

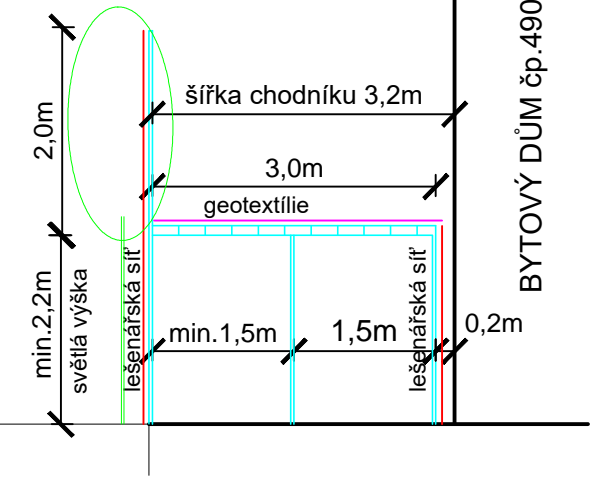

OCHRANNÉ PODCHOZÍ LEŠENÍ
ULICE PALACKÉHO, REVOLUČNÍ

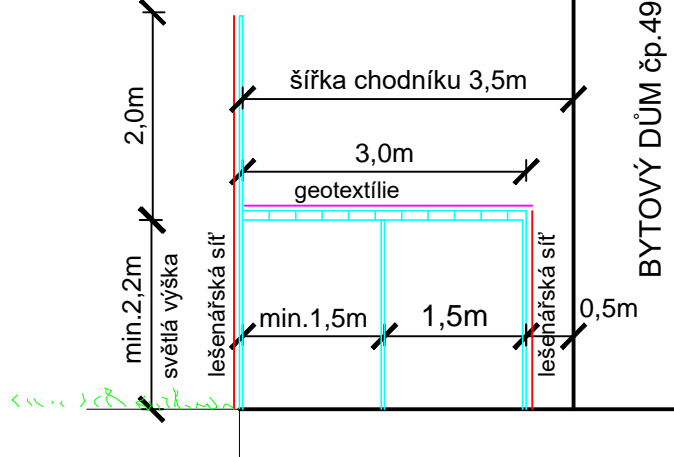


LEGENDA:



LEŠENÍ - ZAKRYTÍ VEŘEJNÉHO CHODNÍKU PODÉL BYTOVÉHO DOMU č.p.490, PŘEDPOKLÁDÁ SE V ŠÍŘCE 3,0m, SESTAVENÉ ZE DVOU PODCHOZÍCH RÁMŮ VEDLE SEBE; SVĚTLÁ PODCHOZÍ VÝŠKA MIN. 2,2m; BOKY PRŮCHODU BUDOU OPATŘENÉ LEŠENÁŘSKOU SÍTÍ VSTUPY PRŮCHODU BUDOU OPATŘENY NOČNÍM OSVĚTLENÍM
LEŠENÍ BUDE POSTAVENO cca 0,50m OD PATY OBJEKTU (ul. PALACKÉHO, ul. REVOLUČNÍ), cca 0,2m OD PATY OBJEKTU (ul.ROOSEVELTOVA)
ZAKRYTÍ BUDE Z OCELOVÝCH NEBO DŘEVĚNÝCH PODLÁŽEK OSAZENÝCH CELOPLOŠNĚ. PODLÁŽKY BUDOU PŘEKRYTY GEOTEXTILIÍ 300/g/m2, ABY NEDOŠLO K PROPADU DROBNÉHO MATERIÁLU
GEOTEXTILIE BUDE ZATÍŽENA PROTI ÚLETU (NAPŘ. DŘEVĚNÝMI HRANOLY)
ZABEZPEČENÍ VŠECH VCHODŮ DO OBJEKTU BEZPEČNOSTNÍMI OCHRANNÝMI STŘÍŠKAMI ZE SYSTÉMOVÉHO LEŠENÍ
ZABEZPEČENÍ VSTUPŮ A VÝSTUPŮ Z PŘECHODŮ PRO CHODCE BEZPEČNOSTNÍMI OCHRANNÝMI STŘÍŠKAMI Z LEŠENÍ

OPLOCENÍ STAVENIŠTĚ Z PRŮHLEDNÉHO STAVENIŠTNÍHO OPLOCENÍ VÝŠKY MIN. 2000mm
ZABEZPEČENÍ DVORNÍHO VCHOD PROSTŘEDNÍHO BLOKU DO OBJEKTU BEZPEČNOSTNÍ OCHRANNOU STŘÍŠKOU ZE SYSTÉMOVÉHO LEŠENÍ

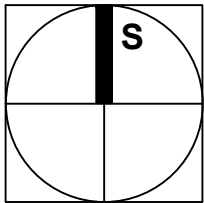

HLAVNÍ PROJEKTANT Ing.Patrik Boguaj	VYPRACOVAL Ing.Š.Horáková	AUTORIZOVANÝ ING. Ing.Patrik Boguaj
KATASTRÁLNÍ ÚZEMÍ: Chrudim STAVEBNÍ ÚŘAD: Chrudim		
INVESTOR: Město Chrudim, Resselovo nám.77, 537 16 Chrudim I		
NÁZEV AKCE: Rekonstrukce elektroinstalace, č.p.490, Chrudim Hromosvodová soustava		
ČÁST PD: Elektroinstalace STUPEŇ PD: Dokumentace pro provádění stavby		
NÁZEV VÝKRESU: KOORDINAČNÍ SITUAČNÍ VÝKRES - PODCHOZÍ LEŠENÍ, OPLOCENÍ DVORNÍ ČÁST		

Zpracovatel částí PD: BOGUAJ Stavební inženýrství s.r.o. Kamenický 41, 539 41 Kamenický IČO: 287 90 736 DIČ: CZ28780736		
ZAKÁZKOVÉ ČÍSLO :XX		
ARCHIVNÍ ČÍSLO : 02/2025		
DATUM : březen 2025		
FORMÁT: 3xA4		
MĚŘÍTKO: 1:1000	ČÁST PD: C	OZNAČENÍ: C.3.3