



Typový řez uložením stožáru

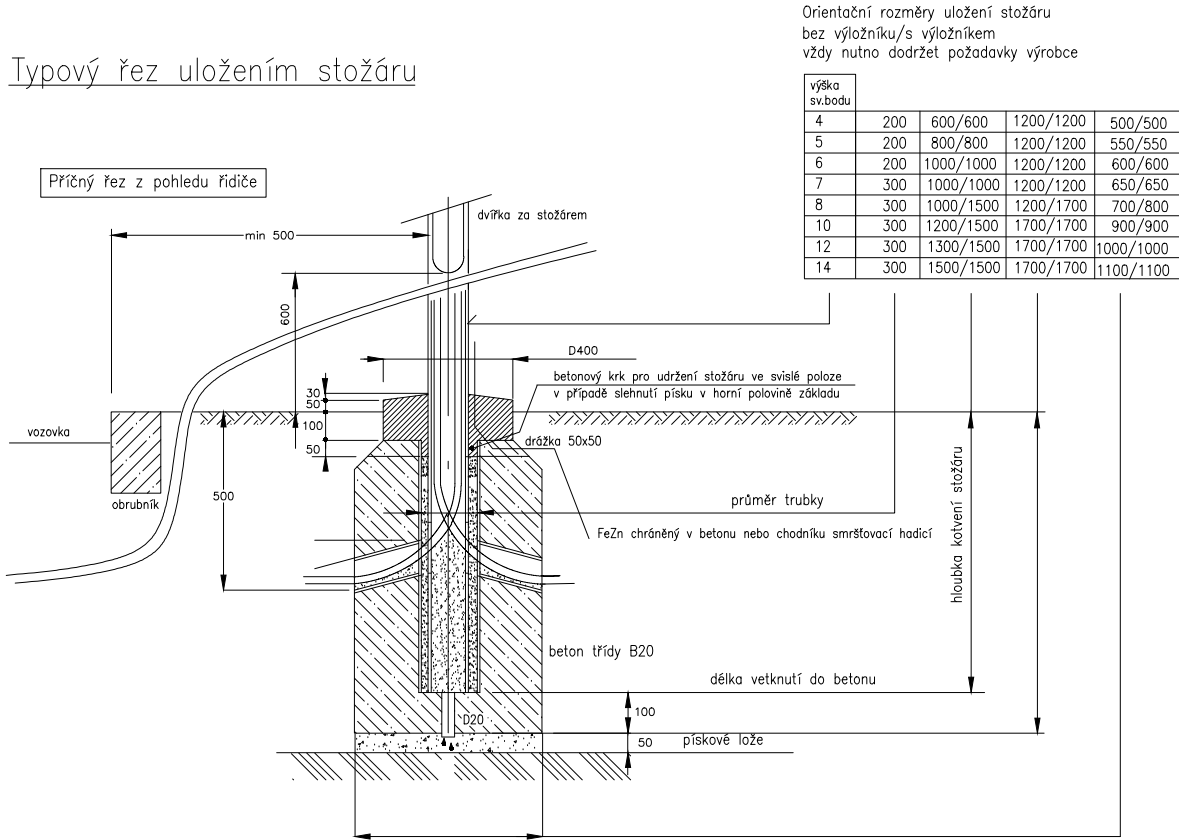

vzorové řezy kabelovou kynetou

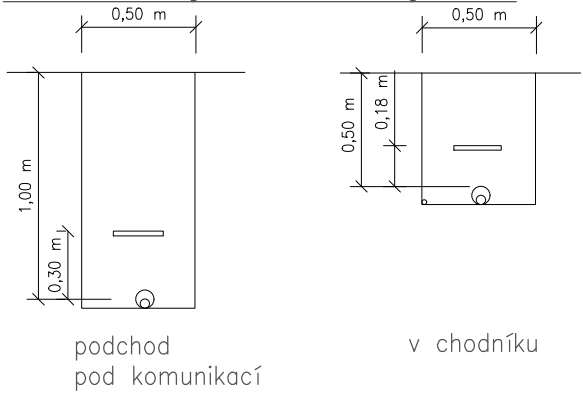

- Legenda:**
- projektované kabelové vedení VO CYKY-J 4x16, uložení v celé délce v chrániče D50
 - plynovod stávající
 - vodovod stávající
 - telekomunikační síť stávající
 - kabelové vedení nn stávající
 - svítidlo pro osvětlení komunikace stávající

- A1-A5**
- svítidlo pro osvětlení komunikace, tělo tlakový hliník, 16LED/700mA/39W/NW/ rovné Isaro Pro 93989895 IP 12L70 727 WSC M BP 3550 ZU CL2 M60 ANT, dimming dle požadavku investora na stožáru 133/89/30, bez výložníku
 - spojitý zemnicí vodič FeZn 30/4 + odbočky ke stožárům FeZn D10

POZNÁMKY:

- PŘED ZAPOČETIM ZEMNÍCH PRACÍ JE NUTNÉ POŽÁDAT O VYTÝČENÍ SPRÁVCE PODZEMNÍCH SÍTÍ!
- PŘI PROVÁDĚNÍ ZEMNÍCH PRACÍ A UKLÁDÁNÍ VEDENÍ JE NUTNÉ DBÁT POKYNU UVEDENÝCH VE VYJADŘOVACÍCH PROTOKOLECH SPRÁVCŮ JEDNOTLIVÝCH SÍTÍ
- KABELOVÉ VEDENÍ BUDE ULOŽENO DLE ČSN 33 2000-5-52 A ČSN 73 6005
- DLE ČSN 33 2000-4-41 ed.2 BUDE PROVEDENO UZEMNĚNÍ VODIČE PEN NA HODNOTU 50

ROZVODNÁ SOUSTAVA: 3PEN AC 50Hz, 400V/TN-C
OCHRANA PROTI DOTYKU DLE ČSN 33 2000-4-41 ed.2 AUT. ODPOJENÍM

Profese: Zařízení silnoproudé elektrotechniky	Zpracovatel dílu: ING. DANIEL HAJZLER, Sediště 31, Litomyšl 570 01	Autorizace / revize:	
Odpovědný projektant: ING. DANIEL HAJZLER	Vypracoval: ING. DANIEL HAJZLER	Hlavní projektant: MIROSLAV BĀTA, DIS	
Investor: MĚSTO CHRUDIM			
Akce: Rekonstrukce ulice K Presům, Chrudim		Zakázkové číslo: 054/2016	Paré:
		Datum: 02/2017	
		Formát: 2 A4	
Objekt: SO 401 VEŘEJNÉ OSVĚTLENÍ	Stupeň: DSP + PDPS		
Obsah: Situace	Měřítko: 1:500	Číslo výkresu: C.2.2	