


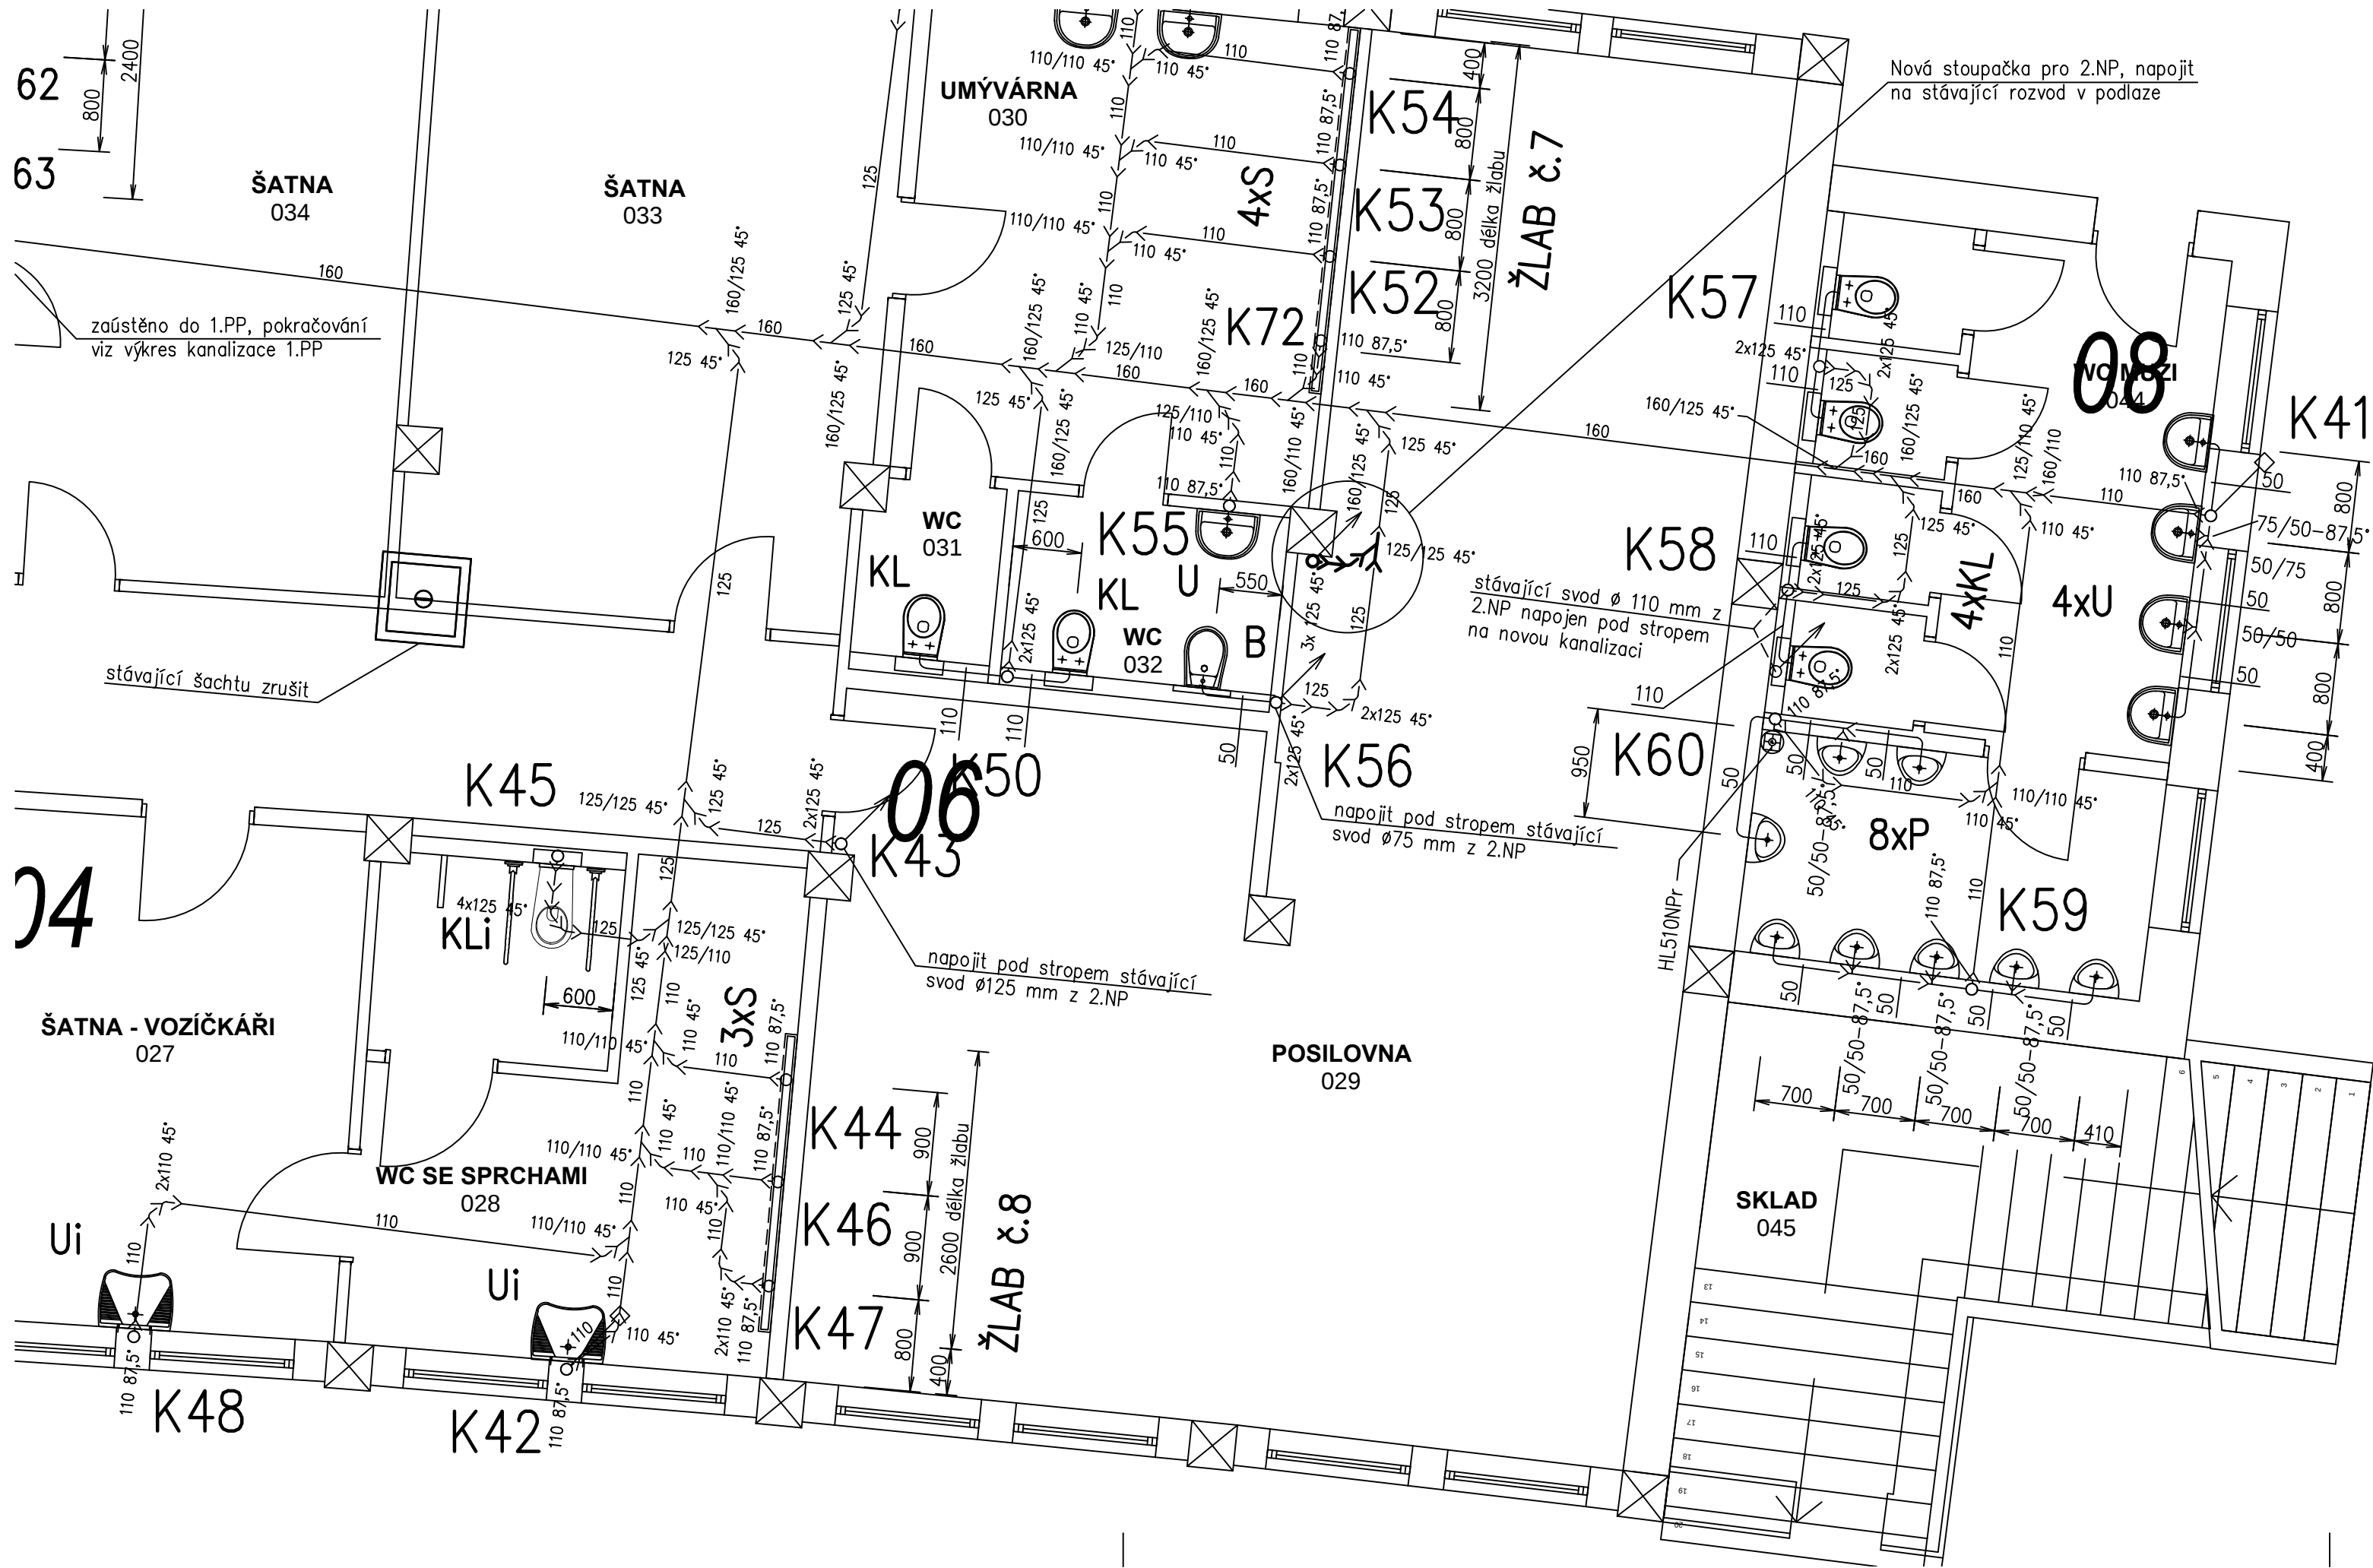

V souladu se zákonem o zadávání veřejných zakázek jsou typy výrobků a materiálů uvedené v projektové dokumentaci pouze zadáním standardu kvality pro daný účel použití. V souladu s tímto zákonem je možné použít i jiné výrobky stejných vlastností.

Vypracoval Filip Stráček	Kontroloval Ondřej Balihar	FILIP STRÁČEK TEL.: 732 95 95 43 DR. PEŠKA 667, CHRUDIM 537 01 VYTÁPĚNÍ, KANALIZACE, VODOVOD, PLYNOVOD, VZDUCHOTECHNIKA
Investor OBČANSKÉ SDRUŽENÍ AFK CHRUDIM LS, V Průhonicích 685, Chrudim	formát 3x A4	
Akce REKONSTRUKCE ZÁZEMÍ SPORTOVNÍHO CENTRA A SPORTOVNÍHO STŘEDISKA MLÁDEŽE V CHRUDIMI	datum 02/2013	
Obsah výkresu KANALIZACE – PŮDORYS 1.NP	účel stavební řízení	
	měřítko 1:50	
		část technika prostředí staveb – kanalizace
		D.1.4.e.2.–K2